

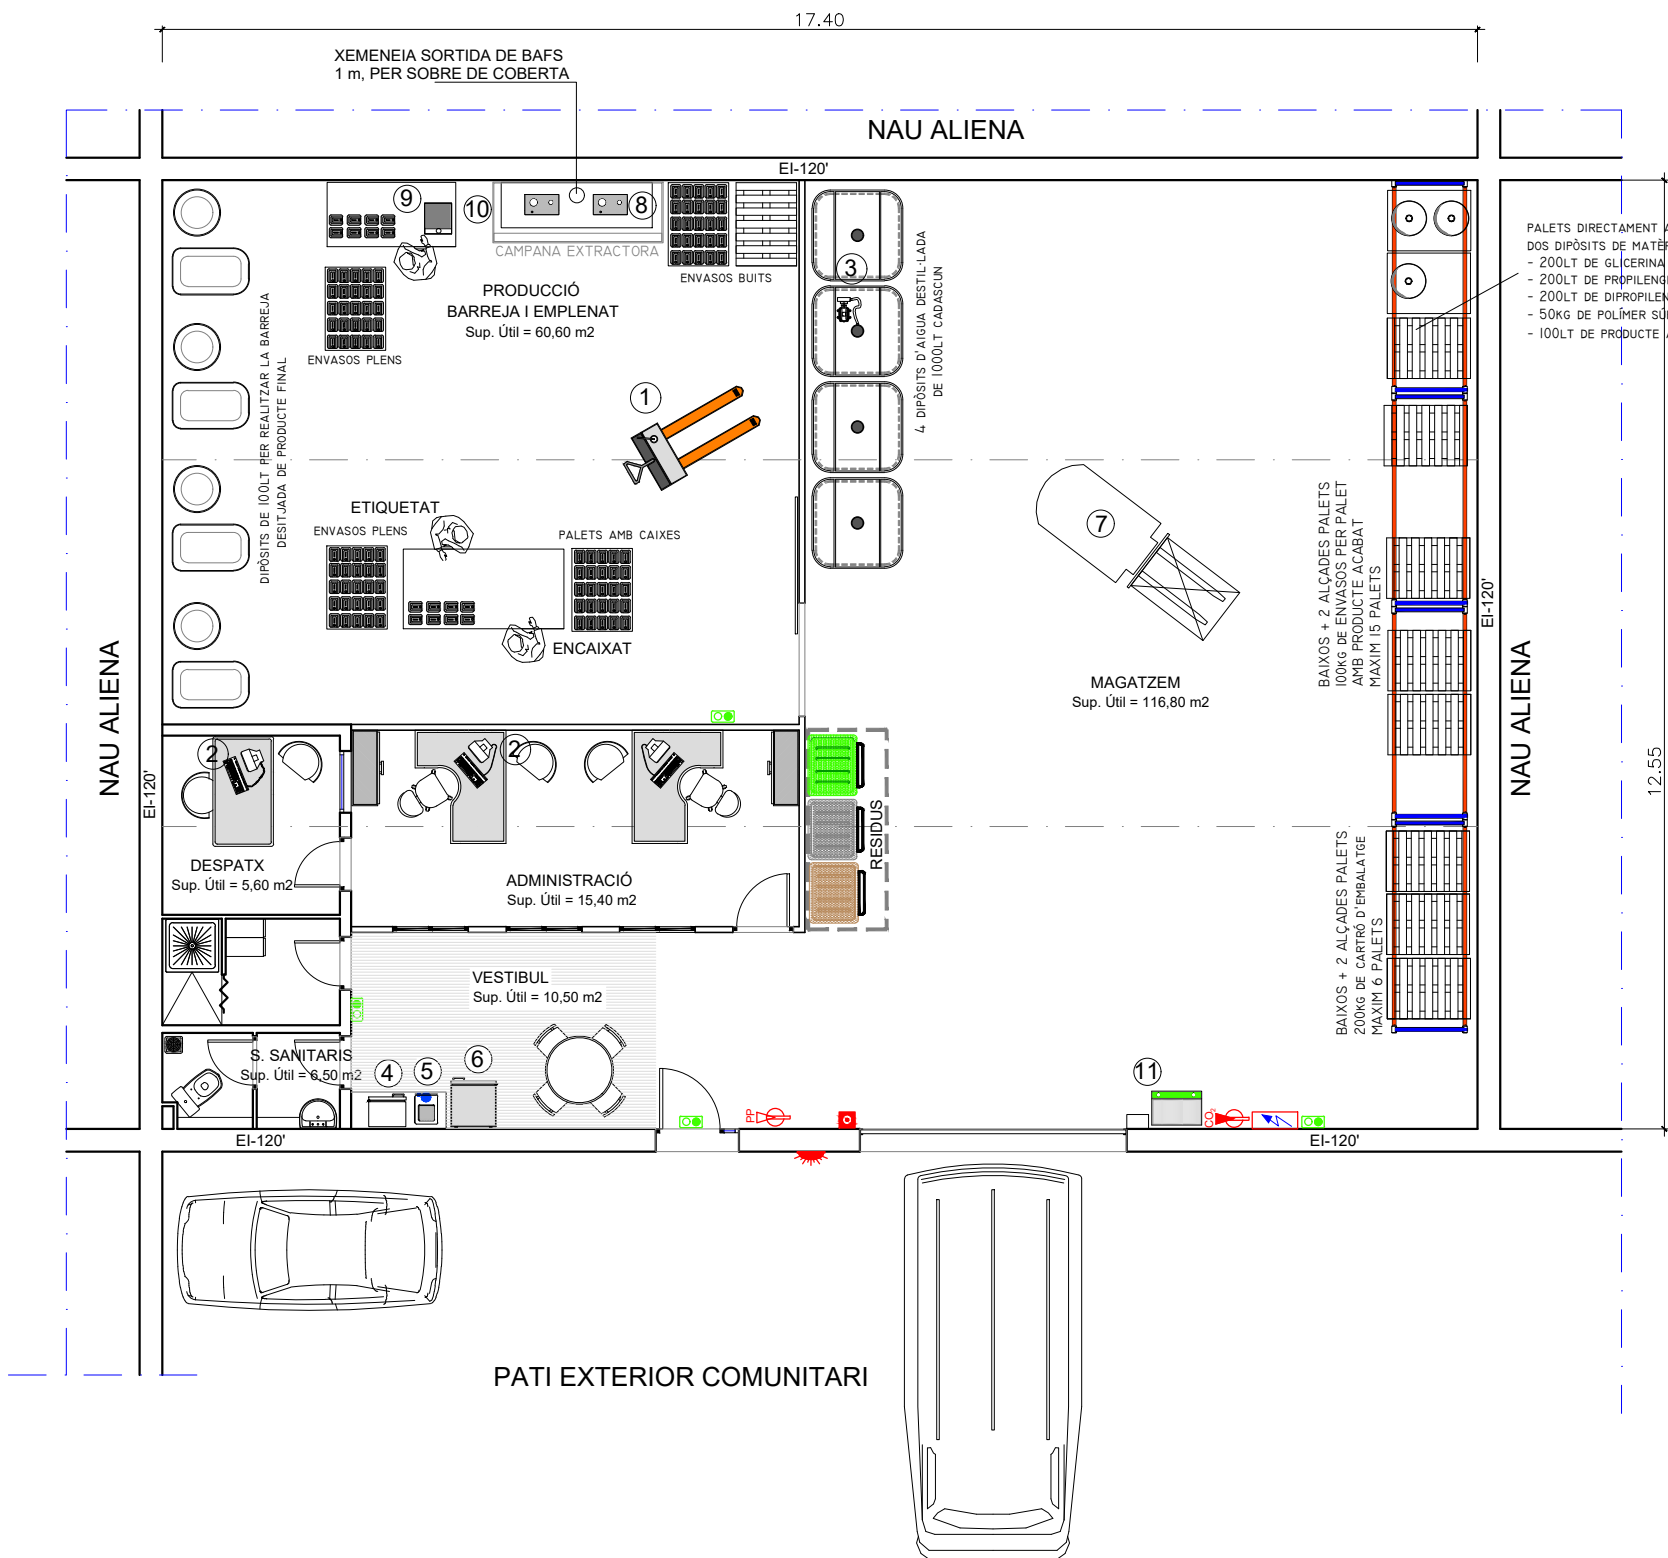


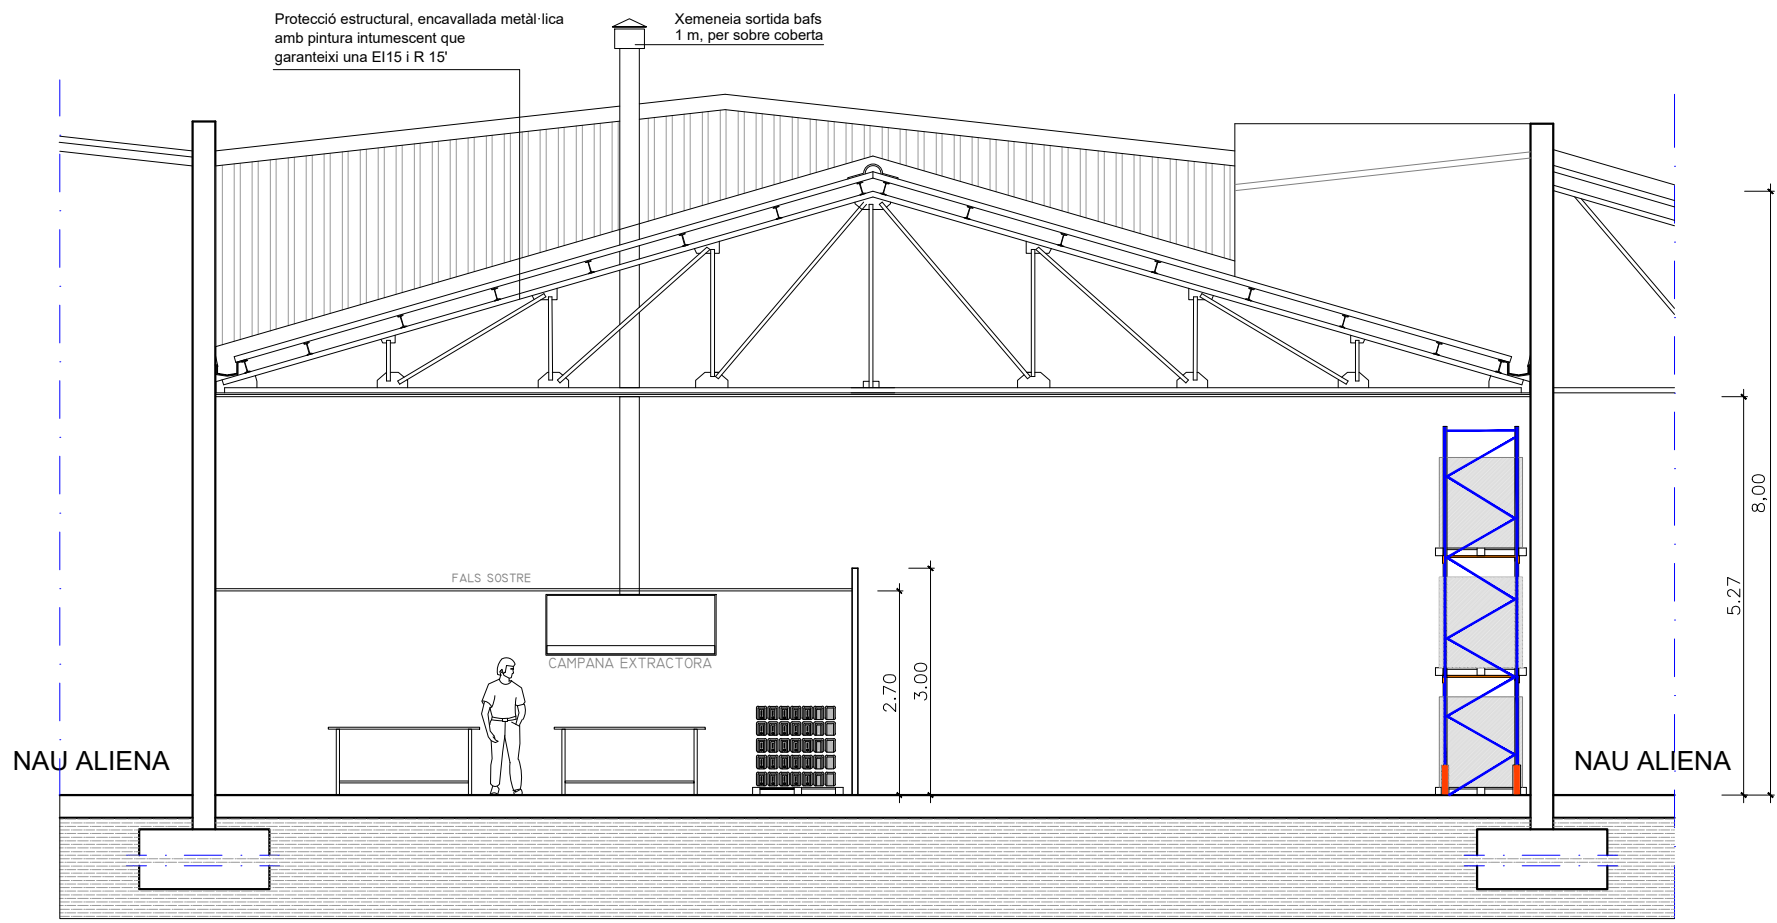

**PLANTA BAIXA**  
Sup. Útil total = 215,40 m2  
Sup. construïda total = 230.10 m2

| LLEGENDA |                                |
|----------|--------------------------------|
|          | EXTINTOR IPF-38 DE P.P.        |
|          | EXTINTOR IPF-38 DE CO2         |
|          | LLUM D'EMERGÈNCIA              |
|          | POLSADOR D'ALARMA              |
|          | ALARMA ACÚSTICA I LLUMINOSA    |
|          | QUADRE GENERAL DE COMANDAMENTS |

| RELACIÓ DE MAQUINÀRIA |                      |     |      |
|-----------------------|----------------------|-----|------|
| REF.                  | DESCRIPCIÓ           | CV  | KW   |
| 1                     | TRANSPALET MANUAL    | --- | ---  |
| 2                     | ORDINADOR            | --- | 0,40 |
| 3                     | BOMBA IMPULSIÓ AIGUA | --- | 1,50 |
| 4                     | MICROONES            | --- | 1,00 |
| 5                     | CAFETERA             | --- | 1,10 |
| 6                     | NEVERA               | --- | 0,30 |
| 7                     | TRANSPALET ELÈCTRIC  | --- | ---  |
| 8                     | VITROCERÀMICA        | --- | 2,20 |
| 9                     | BALANÇA              | --- | 0,10 |
| 10                    | CAMPANA EXTRACTORA   | --- | 0,50 |
| 11                    | CARREGADOR BATERIES  | --- | 5,00 |
| 12                    | ---                  | --- | ---  |
| 13                    | ---                  | --- | ---  |

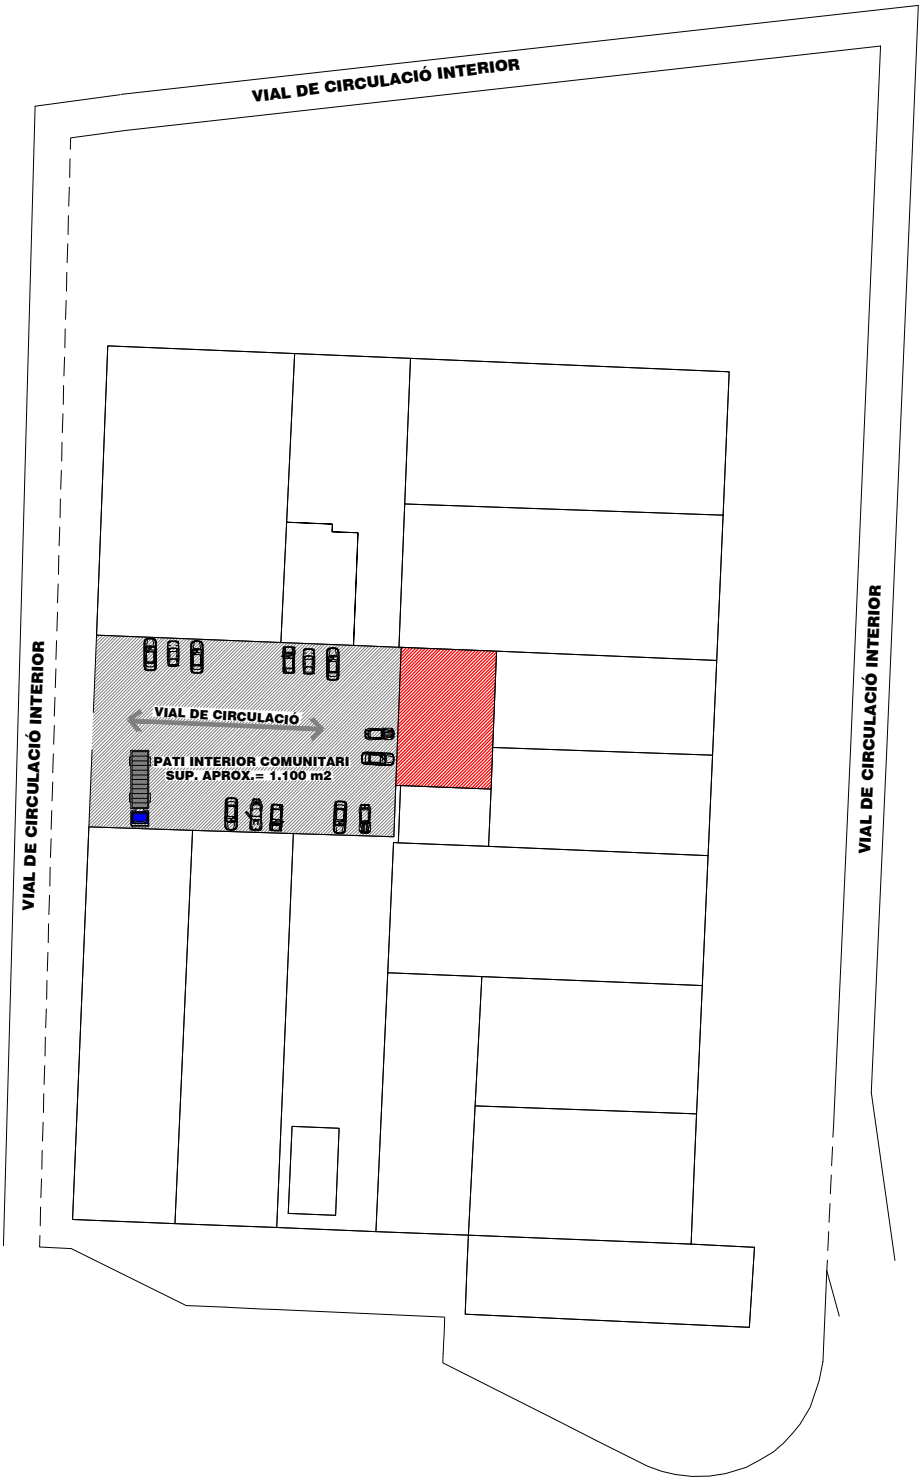

PROJECTE TÈCNIC PER A LA SOL·LICITUD DE LLICÈNCIA MUNICIPAL D'ACTIVITATS

**DISTRIBUCIÓ PLANTA BAIXA I SECCIÓ MOBILIARI I INSTAL·LACIONS**

|                                                                         |                    |
|-------------------------------------------------------------------------|--------------------|
| ACTIVITAT: Elaboració d'ambientadors i repelents industrials            | DIBUIXAT: LLUIS    |
| TITULAR: ZERUM NEUTRALICE, S.L. (Rep. Eric Rubio)                       | DATA: JUNY DE 2021 |
| SITUACIÓ: Can Buscarons de Baix, Pge. int. nau 11. Montornès del Vallès | ESMENAT:           |

EL TITULAR:

**BIGATEC, S.L.**  
Av. Prat de la Riba, 112  
08415 Bigues i Riells

TEL: 93 865 88 40  
bigatec@telefonica.net

PLÀNOL

2

ESCALA

1:100