


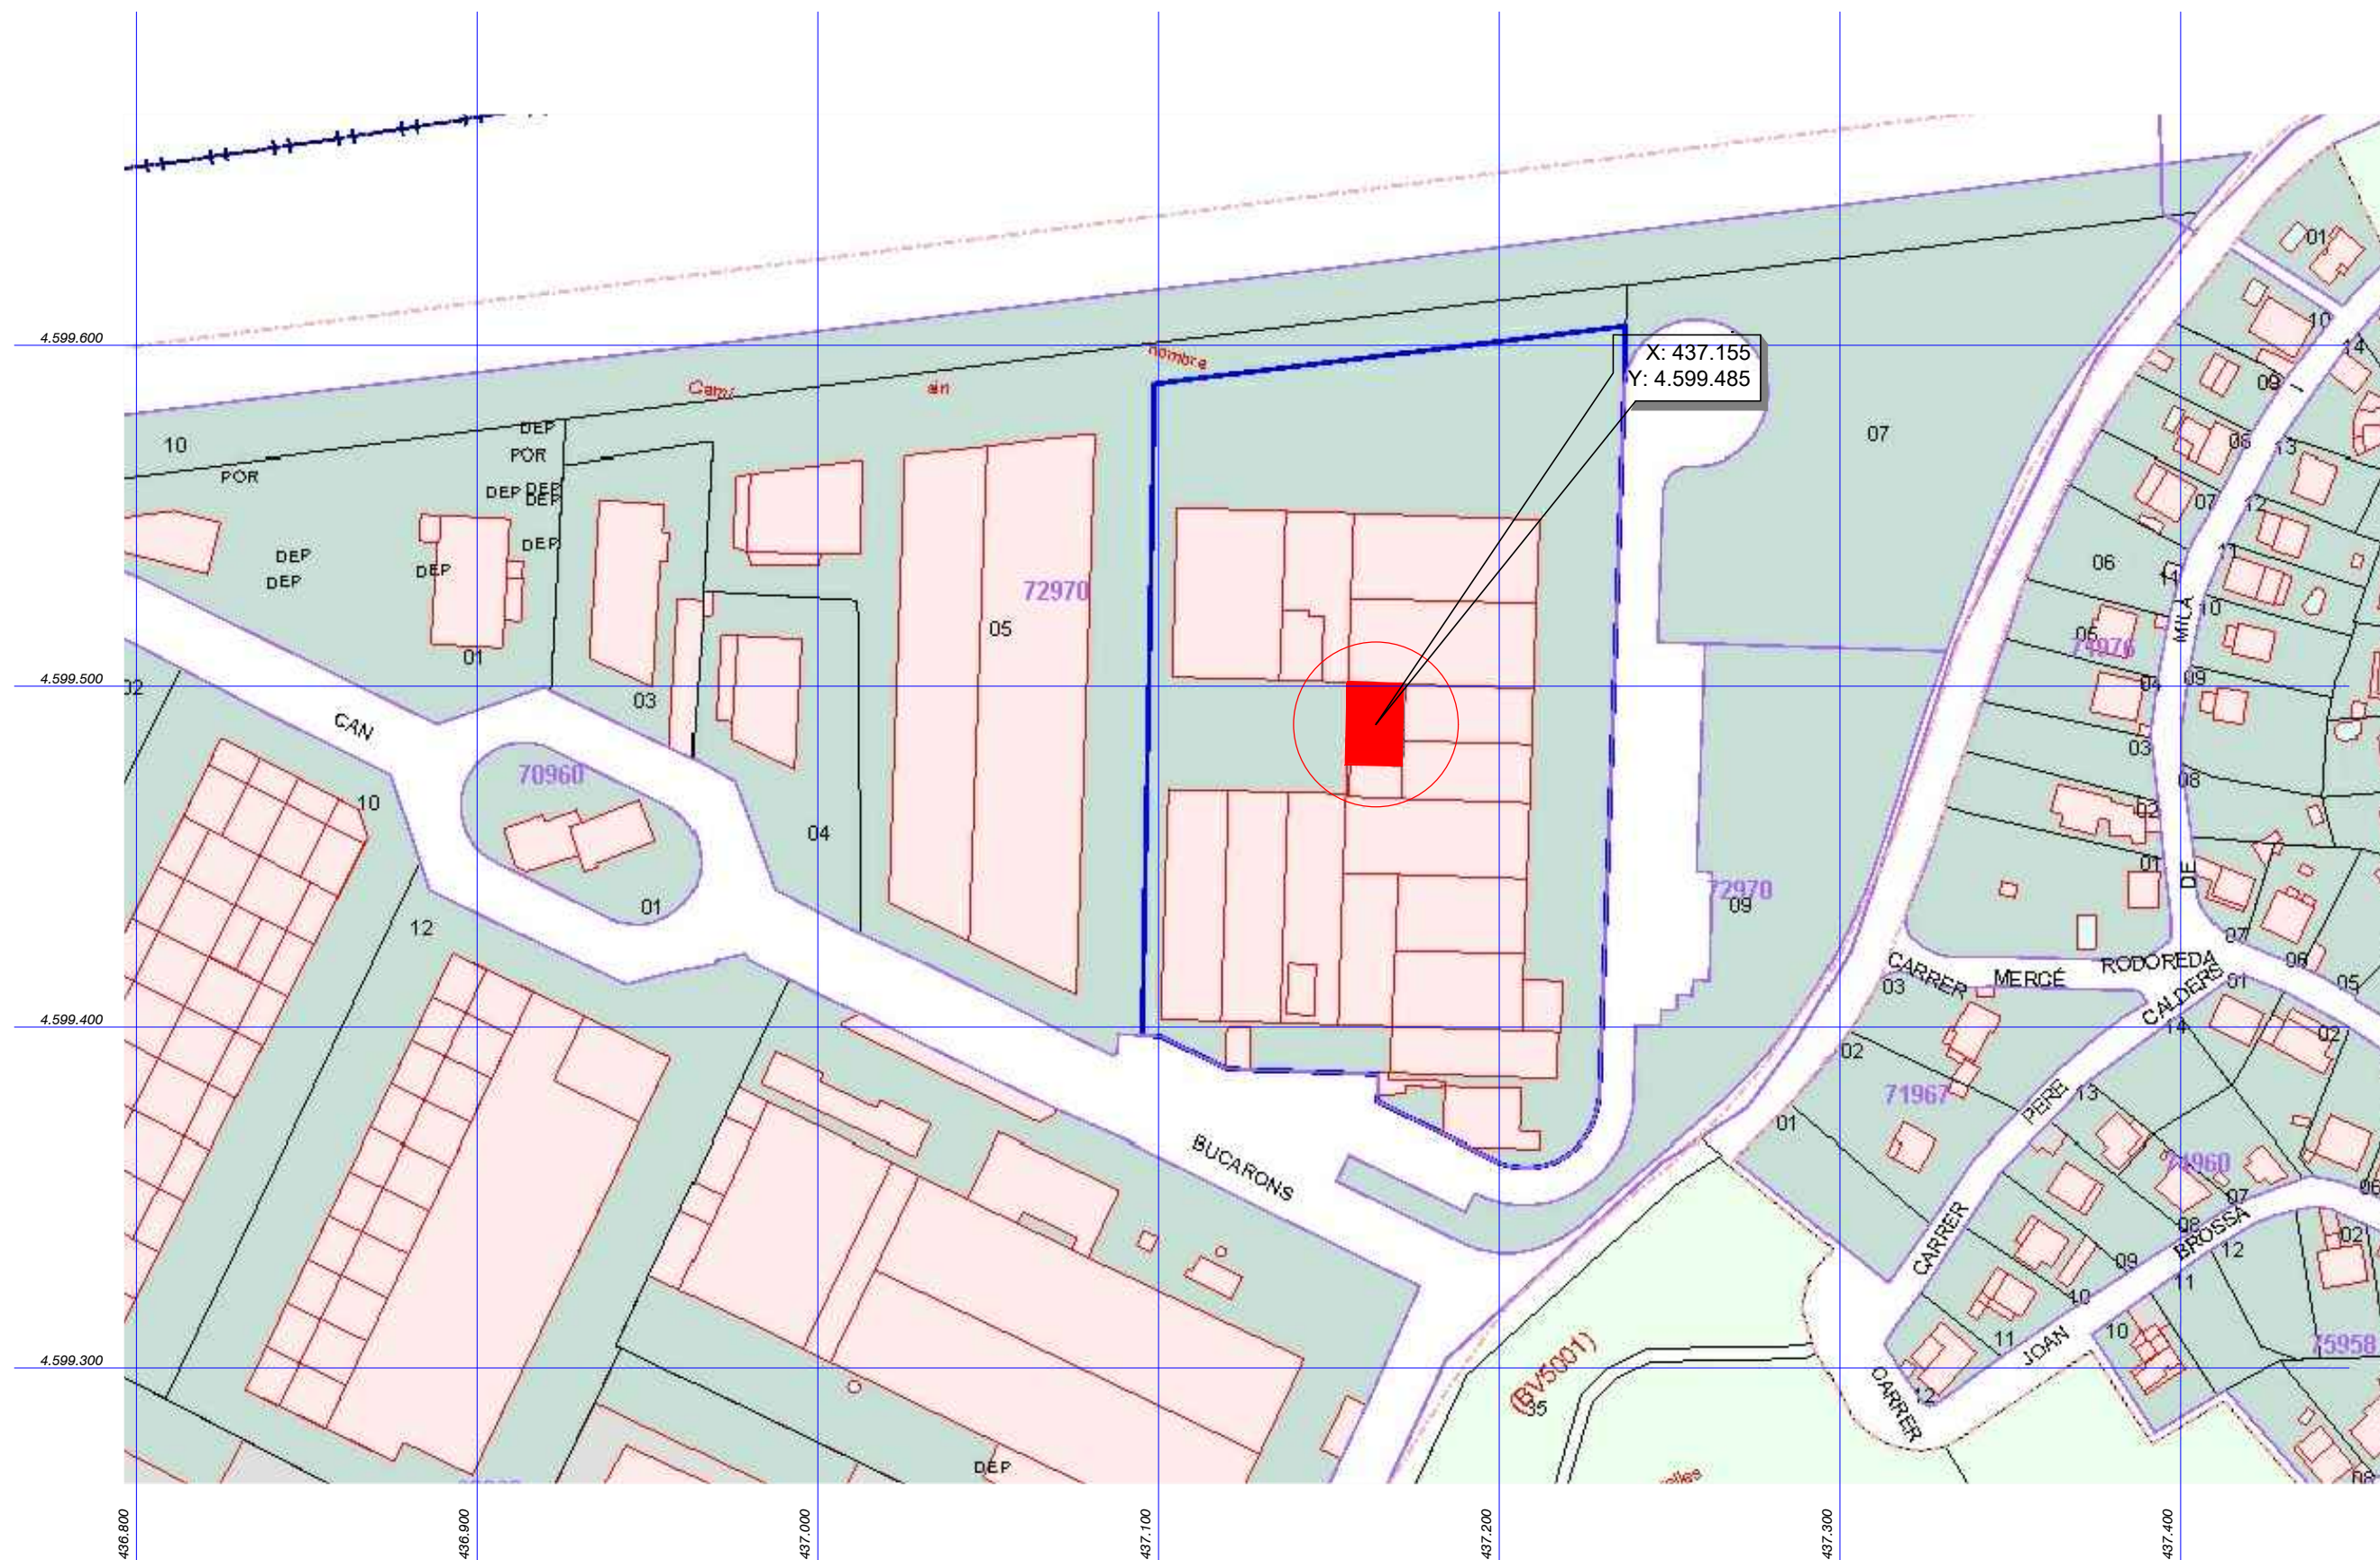

PROJECTE TÈCNIC PER A LA SOL·LICITUD DE
LLICÈNCIA MUNICIPAL D'ACTIVITATS

PLÀNOL

1

ESCALA

1:1000

SITUACIÓ AMB COORDENADES UTM

ACTIVITAT: Elaboració d'ambientadors i repelents industrials

DIBUIXAT: LLUIS

TITULAR: ZERUM NEUTRALICE, S.L. (Rep. Eric Rubio)

DATA: JUNY DE 2021


SITUACIÓ: Can Buscarons de Baix, Pge. int. nau 11. Montornès del Vallès

ESMENAT:

EL TITULAR:


BIGATEC, S.L.
Av. Prat de la Riba, 112
08415 Bigues i Riells

TEL: 93 865 88 40
bigatec@telefonica.net

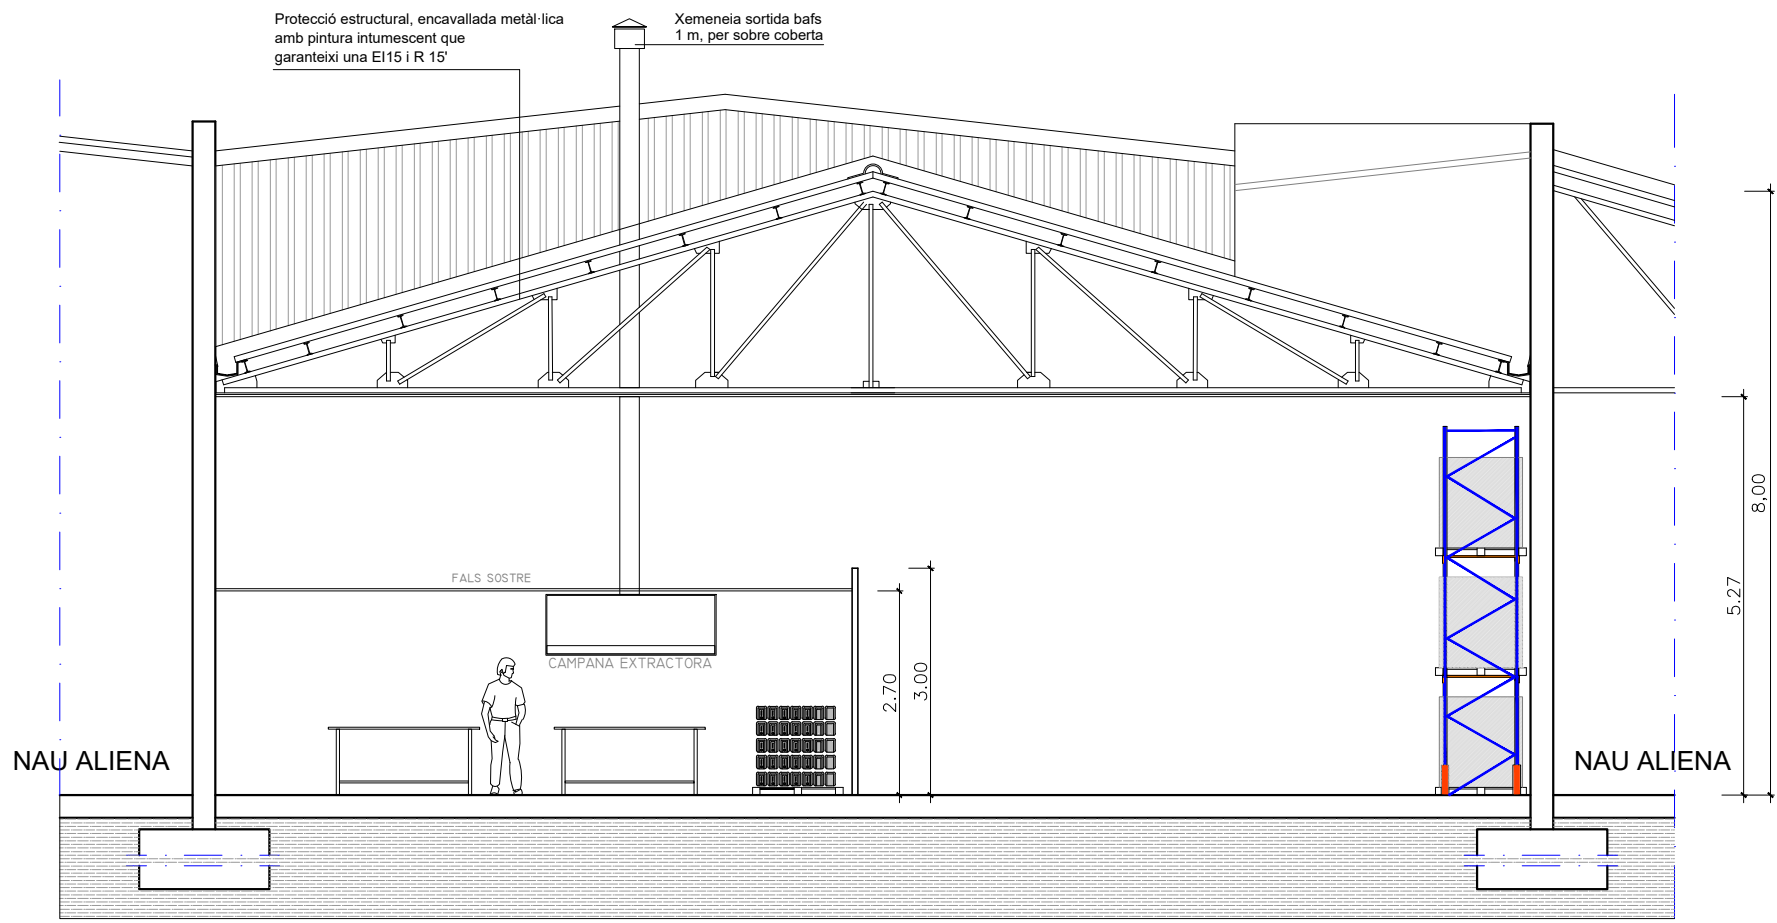

LLEGENDA	
	EXTINTOR IPF-38 DE P.P.
	EXTINTOR IPF-38 DE CO2
	LLUM D'EMERGÈNCIA
	POLSADOR D'ALARMA
	ALARMA ACÚSTICA I LLUMINOSA
	QUADRE GENERAL DE COMANDAMENTS

RELACIÓ DE MAQUINÀRIA			
REF.	DESCRIPCIÓ	CV	KW
1	TRANSPALET MANUAL	---	---
2	ORDINADOR	---	0,40
3	BOMBA IMPULSIÓ AIGUA	---	1,50
4	MICROONES	---	1,00
5	CAFETERA	---	1,10
6	NEVERA	---	0,30
7	TRANSPALET ELÈCTRIC	---	---
8	VITROCERÀMICA	---	2,20
9	BALANÇA	---	0,10
10	CAMPANA EXTRACTORA	---	0,50
11	CARREGADOR BATERIES	---	5,00
12	---	---	---
13	---	---	---

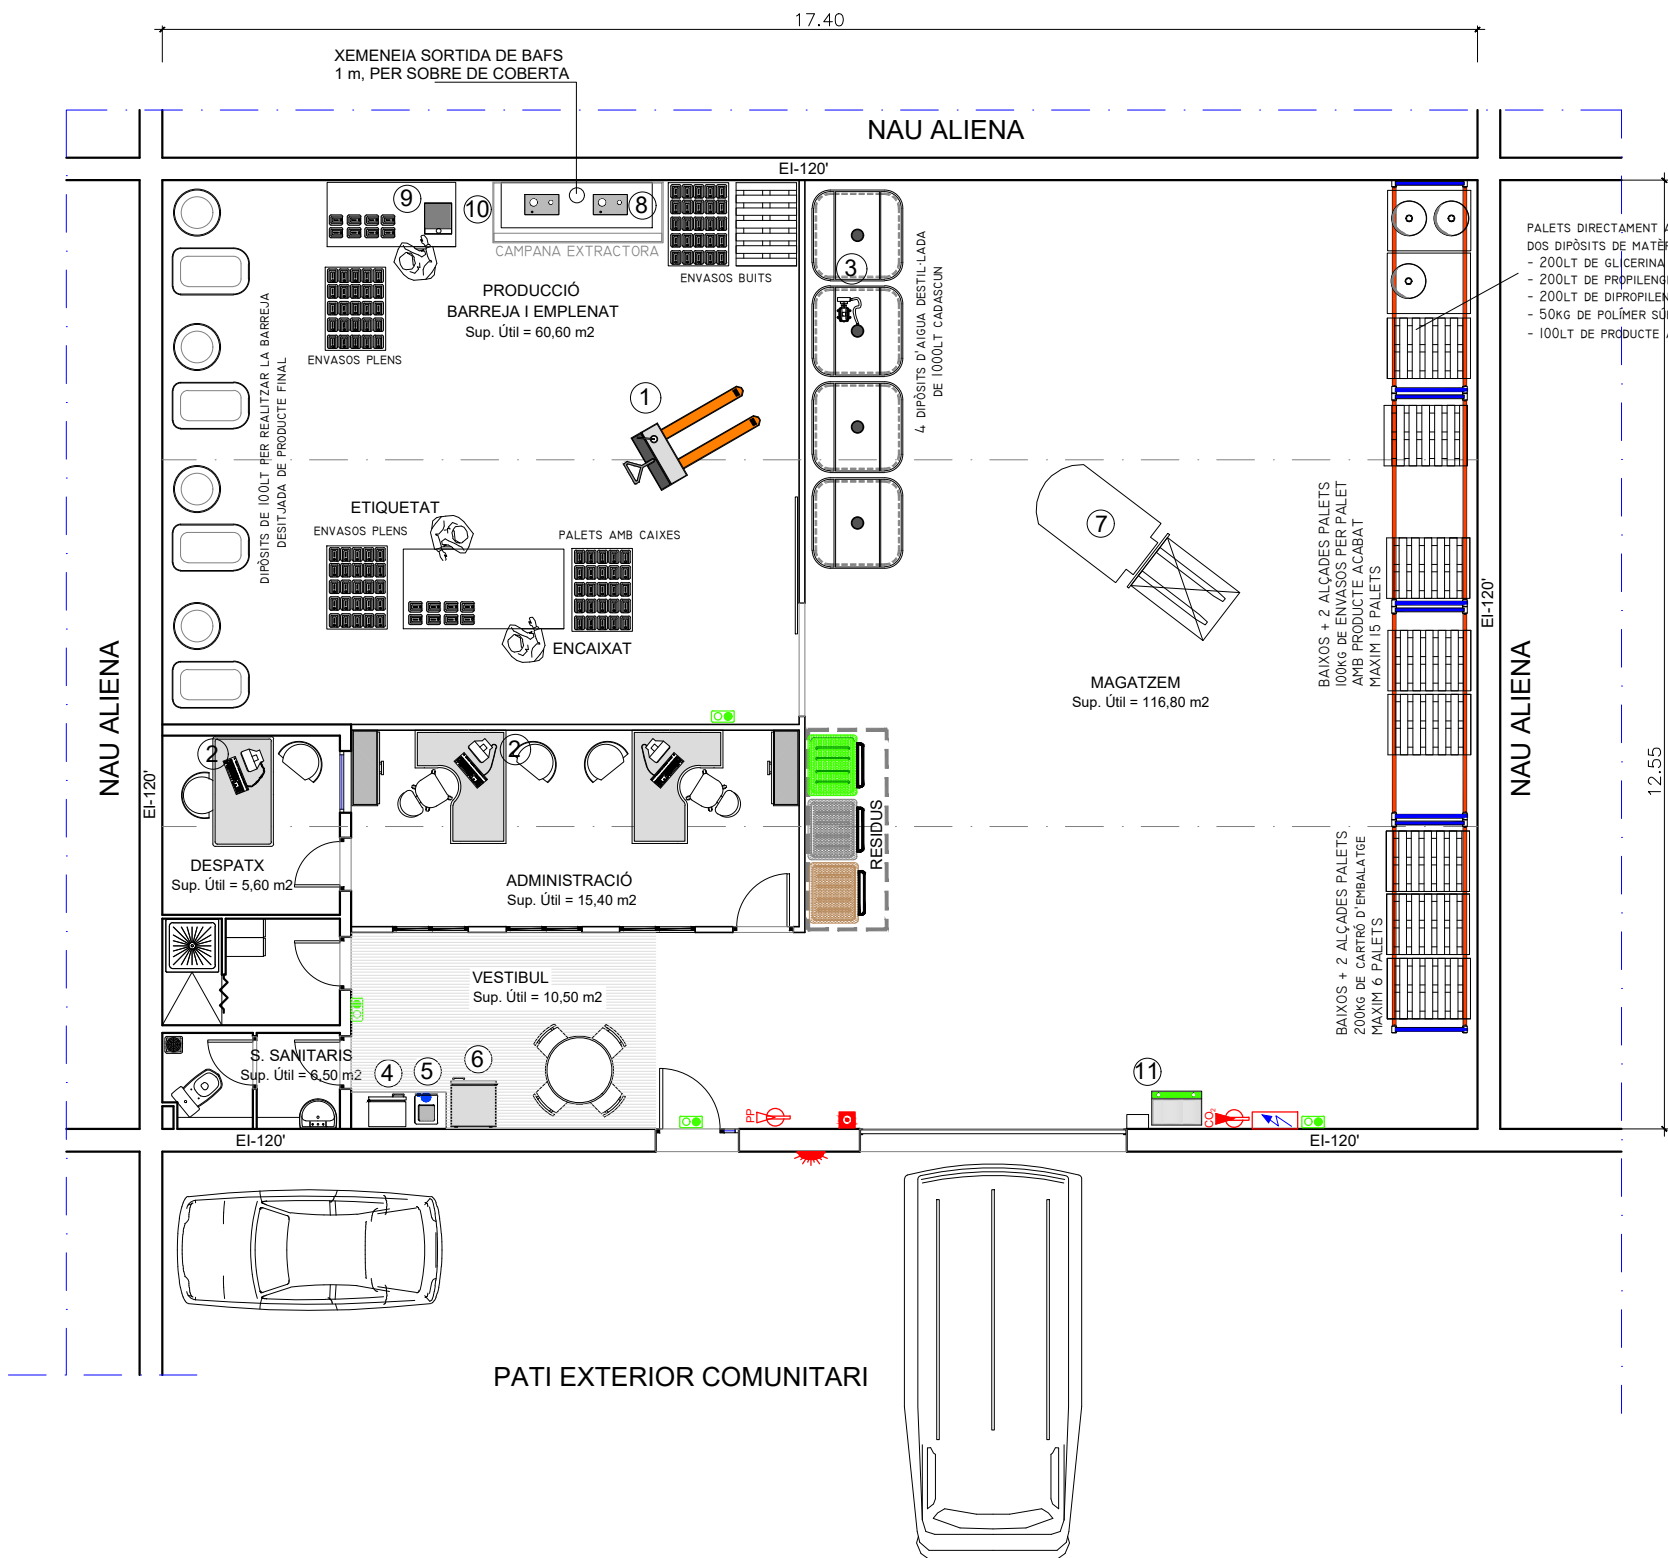

PLANTA BAIXA
Sup. Útil total = 215,40 m2
Sup. construïda total = 230.10 m2

PROJECTE TÈCNIC PER A LA SOL·LICITUD DE
LLICÈNCIA MUNICIPAL D'ACTIVITATS

PLÀNOL

2

**DISTRIBUCIÓ PLANTA BAIXA I SECCIÓ
MOBILIARI I INSTAL·LACIONS**

ESCALA

1:100

ACTIVITAT: Elaboració d'ambientadors i repelents industrials

DIBUIXAT: LLUIS

TITULAR: ZERUM NEUTRALICE, S.L. (Rep. Eric Rubio)

DATA: JUNY DE 2021

SITUACIÓ: Can Buscarons de Baix, Pge. int. nau 11. Montornès del Vallès

ESMENAT:

EL TITULAR:

BIGATEC, S.L.
Av. Prat de la Riba, 112
08415 Bigues i Riells

TEL: 93 865 88 40
bigatec@telefonica.net