

PROJECTE TÈCNIC PER A LA SOL·LICITUD DE
LLICÈNCIA MUNICIPAL D'ACTIVITAT

PLÀNOL

1

ESCALA

1:3000

EMPLAÇAMENT

ACTIVITAT: Fabricació de transfers i comerç de maquinària d'impressió

DIBUIXAT: MIGUEL

TITULAR: THERMAPREN, S.L. (Rep. Francisco Javier Safont Estruch)

DATA: MARÇ DE 2022

SITUACIÓ: C/ VILAR D'ABDELA, NÚM. 5, NAU 5, MONTORNÈS DEL VALLÈS



ESMENAT:

EL TITULAR:



TEL: 93 865 88 40
bigatec@telefonica.net

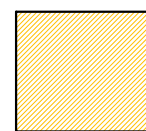

-  APARCAMENT TOTAL
SUP. = 786,70 m²
-  VIAL DE CIRCULACIÓ I
CÀRREGA I DESCÀRREGA
COMUNITARI TOTAL
SUP. = 2896,50 m²

PROJECTE TÈCNIC PER A LA SOL·LICITUD DE
LLICÈNCIA MUNICIPAL D'ACTIVITAT

PLÀNOL

2

ESCALA

1 : 500

DETALL PATI ESTABLIMENT

ACTIVITAT: Fabricació de transfers i comerç de maquinària d'impressió

DIBUIXAT: MIGUEL

TITULAR: THERMAPREN, S.L. (Rep. Francisco Javier Safont Estruch)

DATA: MARÇ DE 2022


SITUACIÓ: C/ VILAR D'ABDELA, NÚM. 5, NAU 5, MONTORNÈS DEL VALLÈS

ESMENAT:

EL TITULAR:

 **BIGATEC, S.L.**
Av. Prat de la Riba, 112
08415 Bigues i Riells

TEL: 93 865 88 40
bigotec@telefonica.net

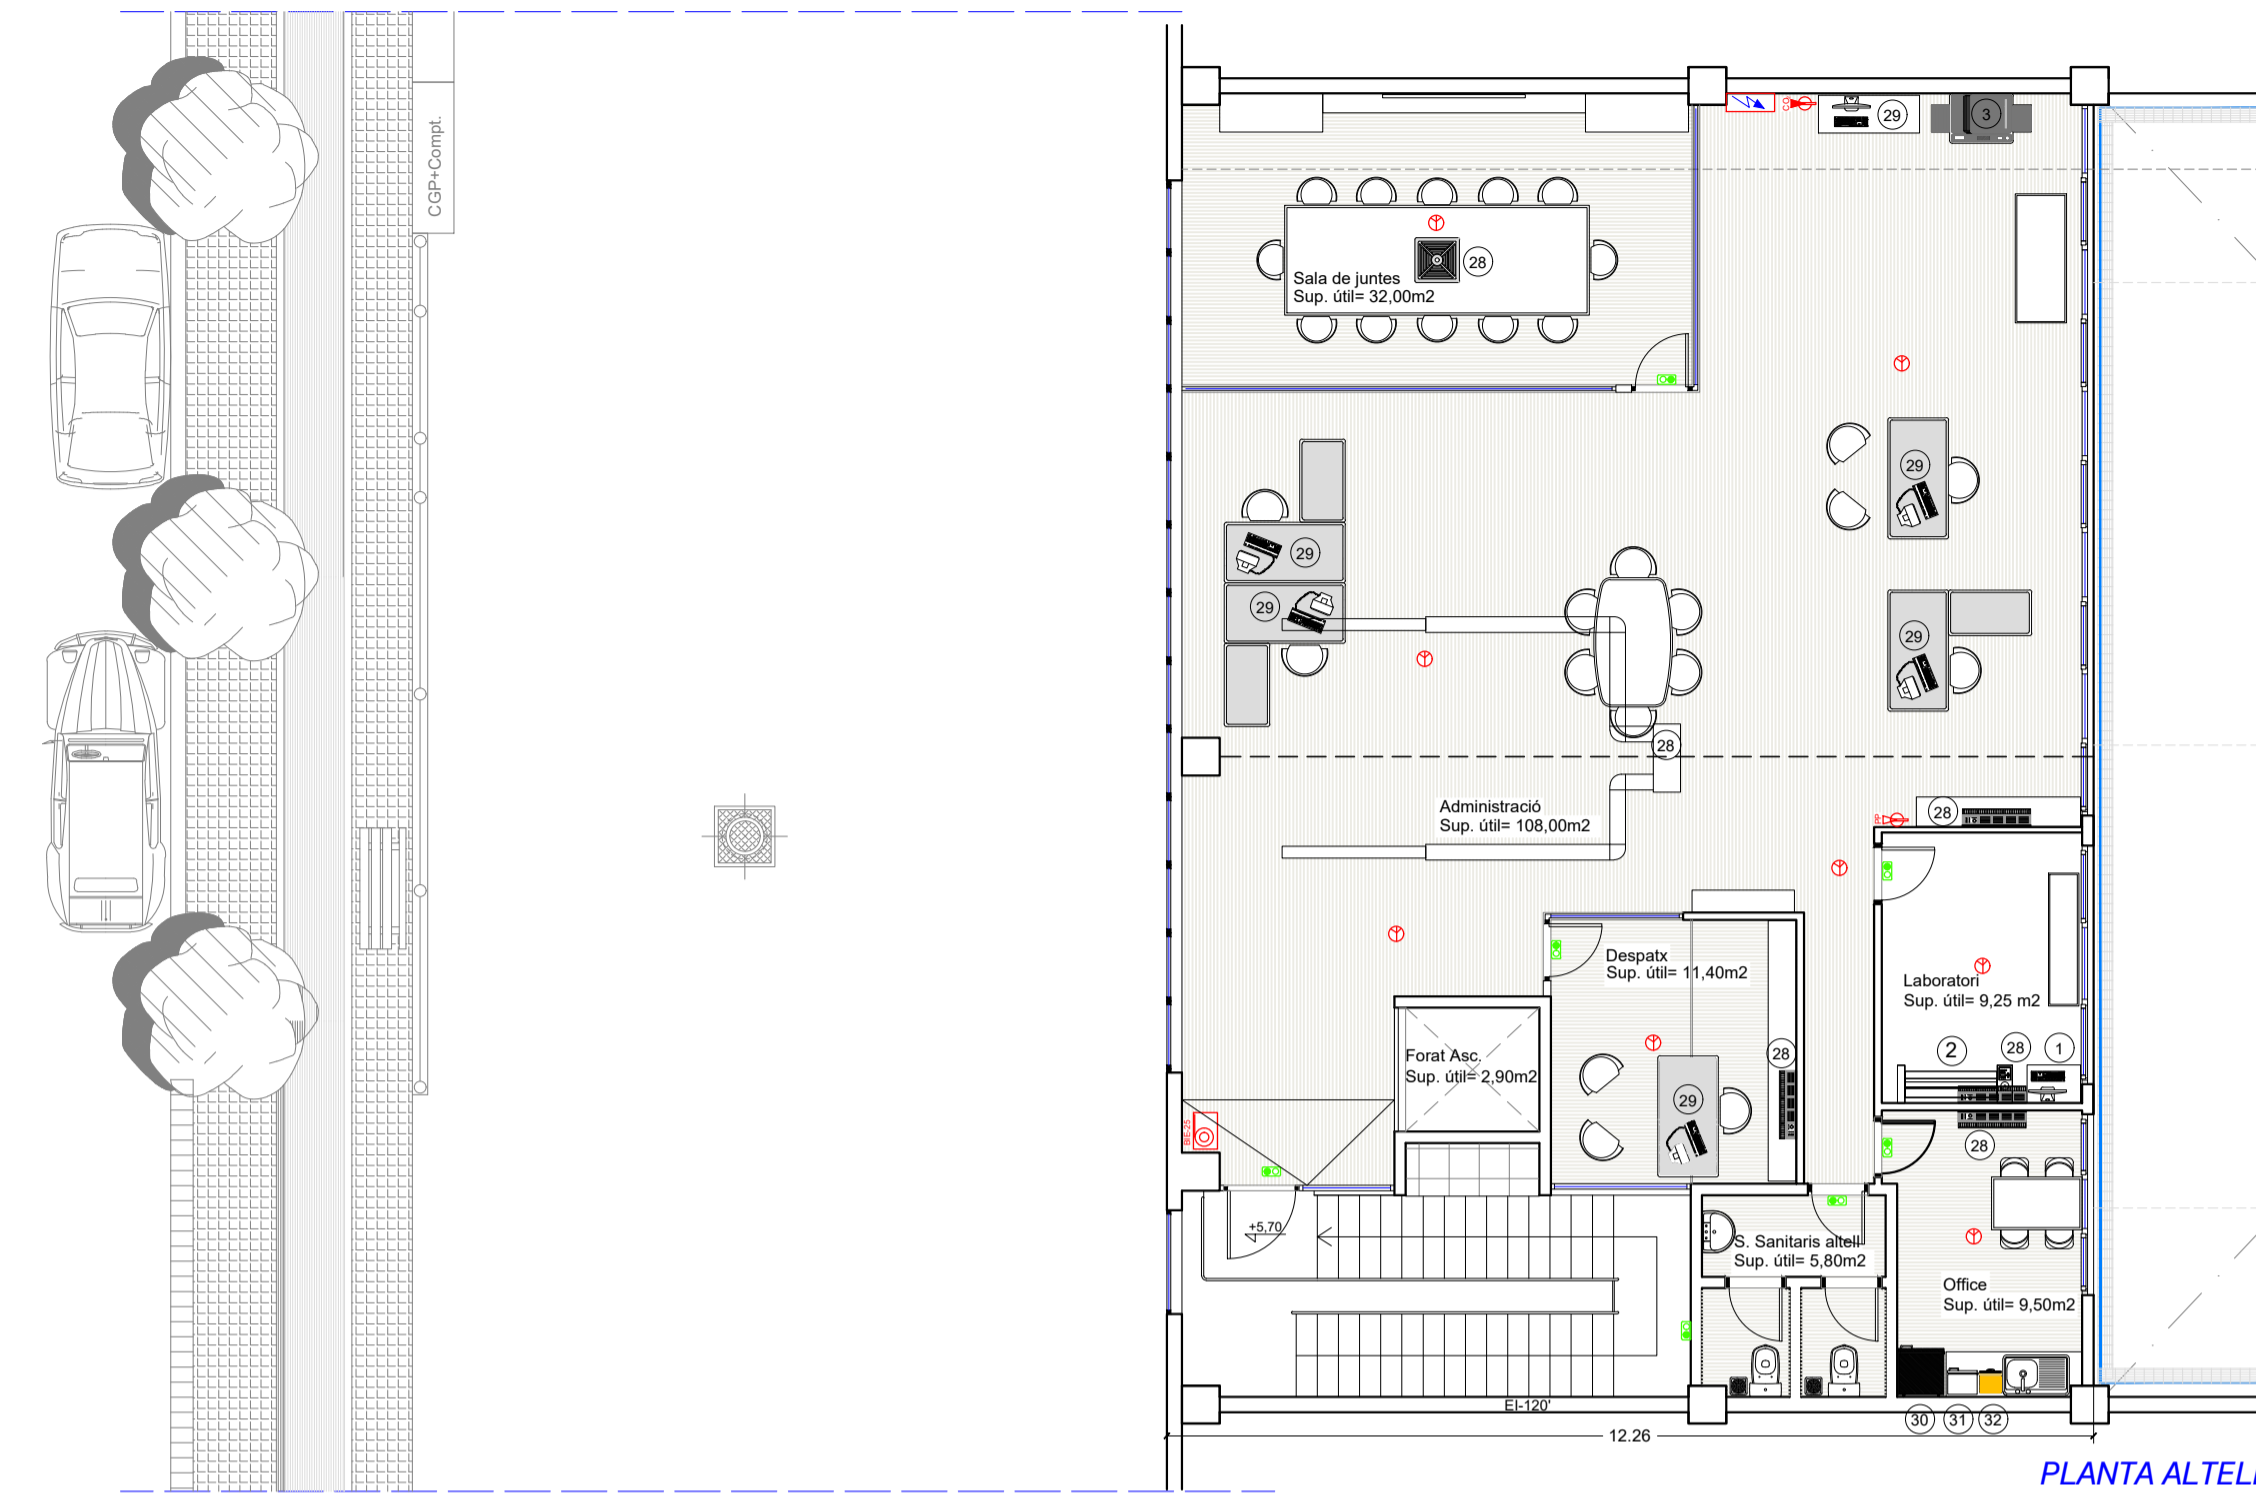


PLANTA ALTELL

Superfície útil planta altell = 175,95m²
Superfície construïda planta altell = 213,60m²




SECCIÓ A-A'

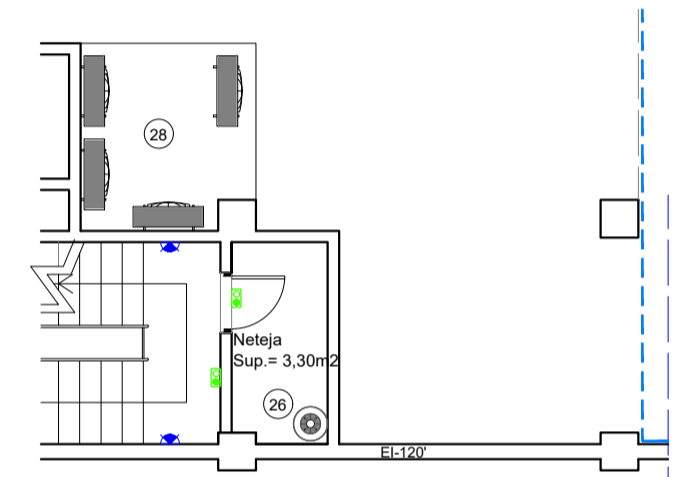


ENTREPLANTA

Superfície útil entreplanta = 3,30m²
Superfície construïda entreplanta = 4,50m²

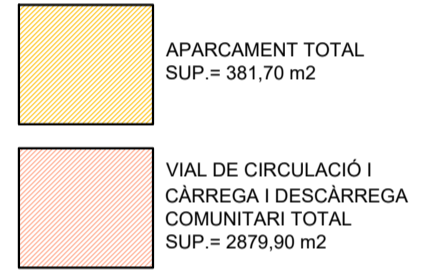

RELACIÓ DE MAQUINÀRIA			
REF.	DESCRIPCIÓ	CV	KW
1	Ordinador control plotter (3 uts)	---	0,90
2	Plotter Epson	---	0,20
3	Impressora/escaneadora	---	0,55
4	Compressor gran (2 uts.)	---	11,00
5	Kärcher	---	4,30
6	Recuperador de pantalles	---	---
7	Circuit tancat de neteja	---	1,00
8	Màquina unitària	---	0,75
9	Serigrafia semiautomàtica	---	2,00
10	Empolvadora	---	2,20
11	Filtre empolvadora	---	---
12	Selladora tèrmica	---	23,50
13	Pinça de recollida	---	0,37
14	Insoladora	---	5,15
15	Màquina contínua gran	---	13,00
16	Màquina contínua petita	---	6,00
17	Armarí escalfador de paper	---	1,00
18	Mescladora	---	2,00
19	Màquina gravat en relleu	---	4,00
20	Transpalet elèctric	---	5,50
21	Armarí escalfador de paper	---	2,50
22	Reintrodadora	---	2,10
23	Talla etiquetes	---	0,10
24	Guillotina	---	3,00
25	Extractor s sanitaris	---	0,10
26	Escalfador elèctric	---	1,50
27	Ingletadora	---	1,40
28	Climatització	---	14,25
29	Ordinadors (5 uts)	---	1,50
30	Nevera	---	0,40
31	Micrones	---	1,00
32	Cafetera	---	1,50

LLEGGENDA	
	LLUM D'EMERGÈNCIA
	EXTINTOR DE POLS POLIVALENT
	EXTINTOR DE CO2
	MÀNEGA BIE-25
	DETECTORS TERMOVELOCIMÈTRICS
	ALARMA
	CENTRAL DETECCIÓ FUMS
	QUADRE GENERAL COMANDAMENTS
	CAIXA BASE D'ENDOLLS
	CONJUNT DE VÀLVULA I DUES PRESSES D'AIRE COMPRIMIT

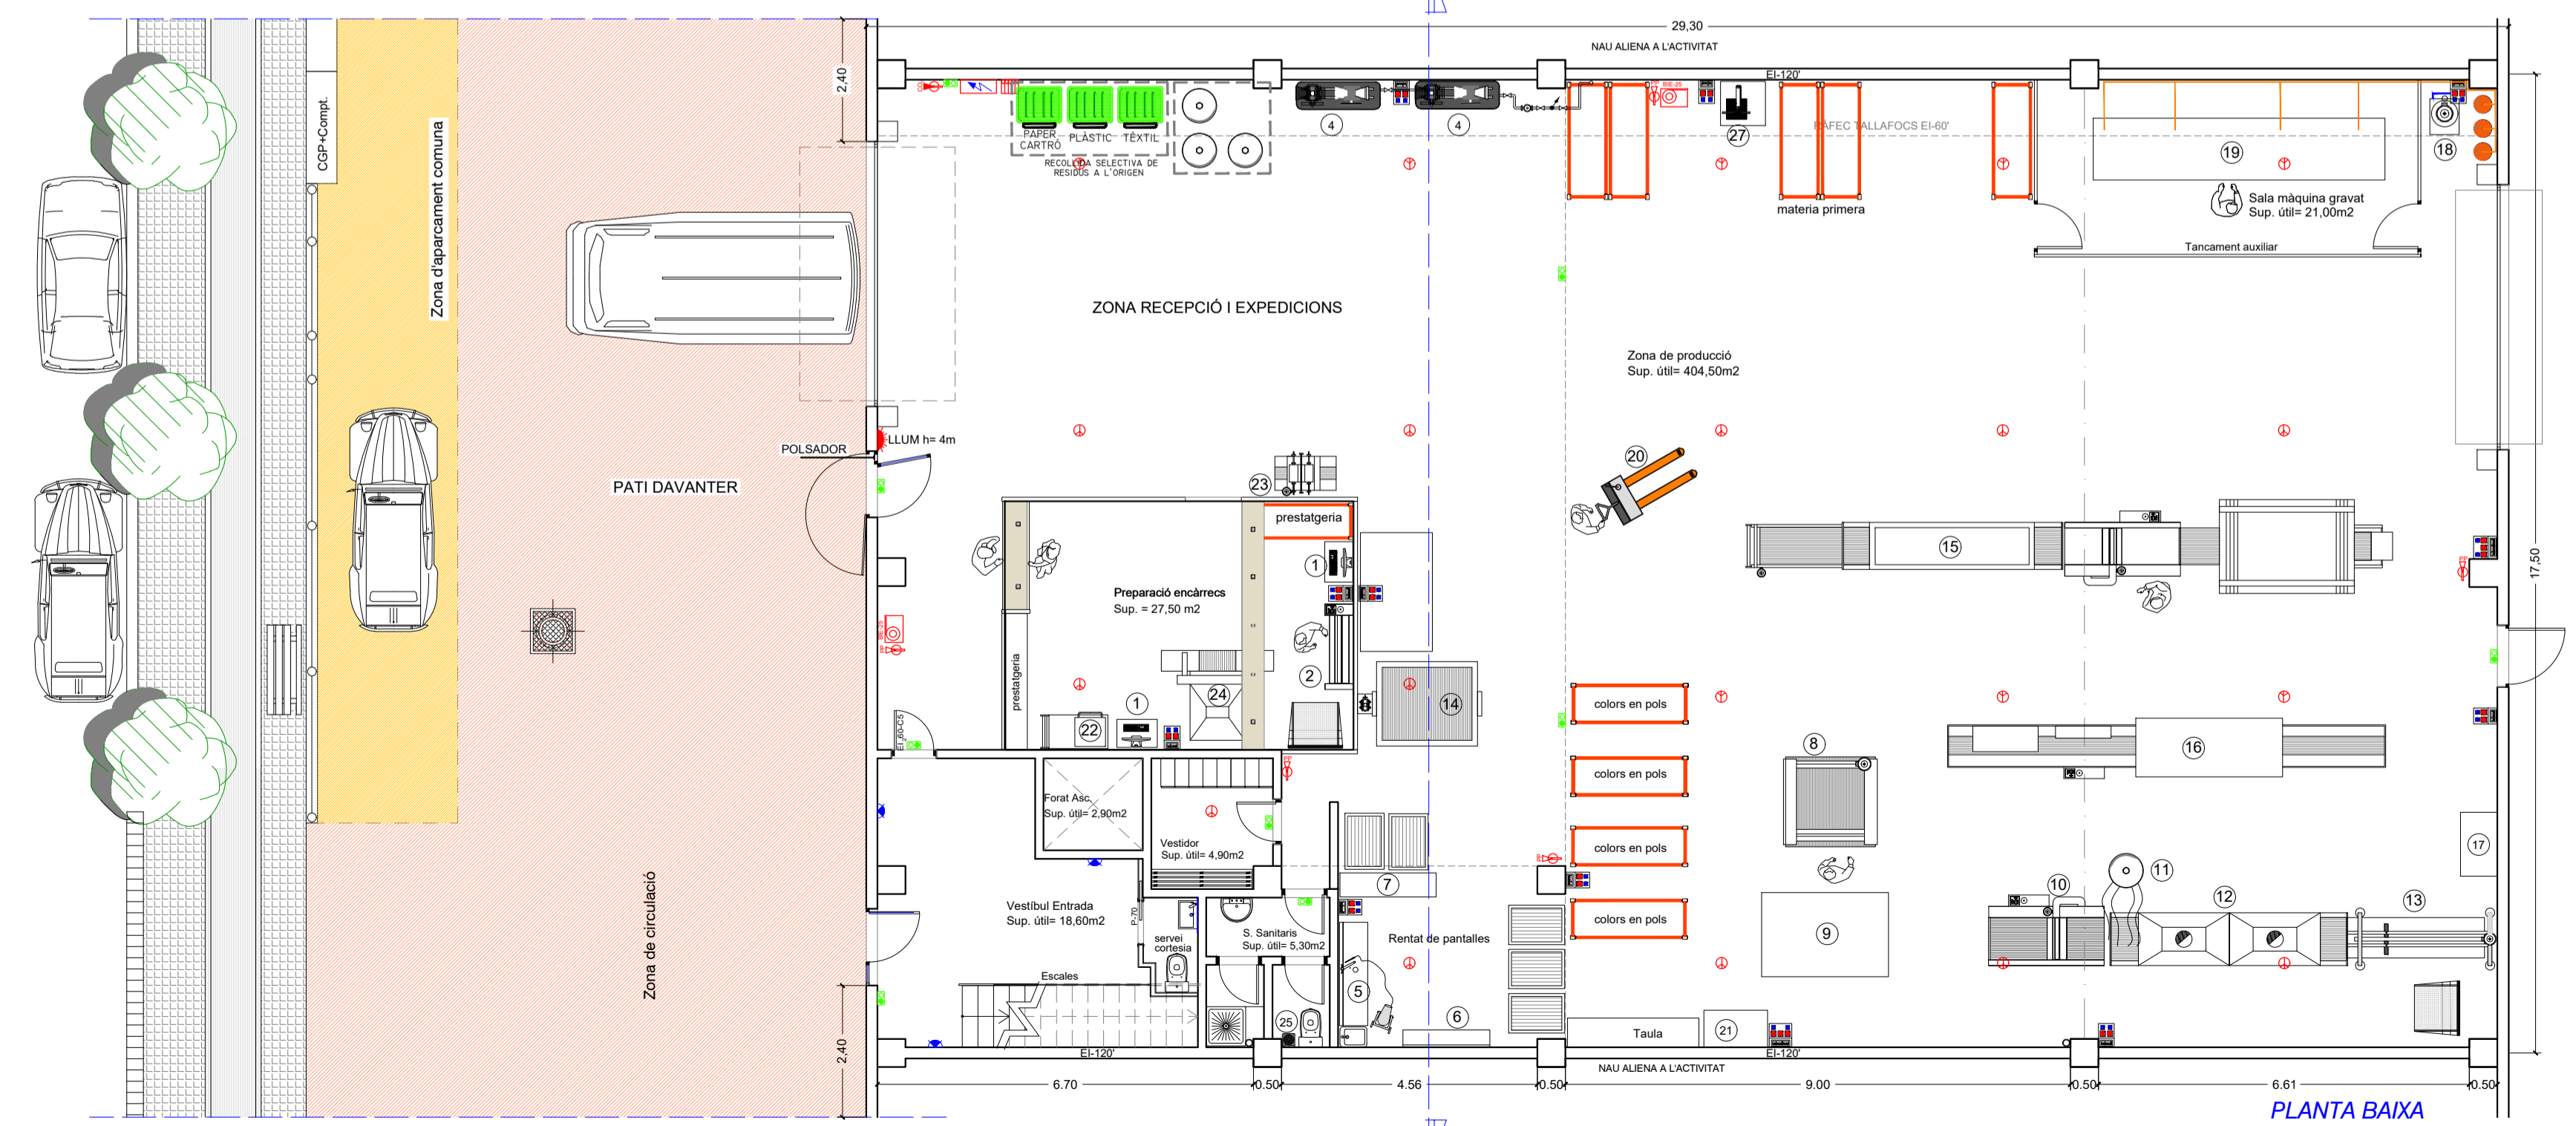

PLANTA BAIXA

Superfície útil planta baixa = 481,50m²
Superfície construïda planta baixa = 510,60m²

PROJECTE TÈCNIC PER A LA SOL·LICITUD DE L·LICÈNCIA MUNICIPAL D'ACTIVITAT

DISTRIBUCIÓ EN PLANTA ENTREPLANTA I ALTELL

ACTIVITAT: Fabricació de xifres i comerç de maquinària d'impressió
TITULAR: THERMAPREN, S.L. (Rep. Francisco Javier Safont Estruch)
SITUACIÓ: C/ VILAR D'ABDELA, NÚM. 5, NAU 5, MONTORNÈS DEL VALLÈS


PLÀNOL 3

ESCALA 1 : 100

DIBUIXAT: MIGUEL
DATA: MARÇ DE 2022
ESMENAT:




TEL: 93 865 88 40
bigatec@telefonica.net

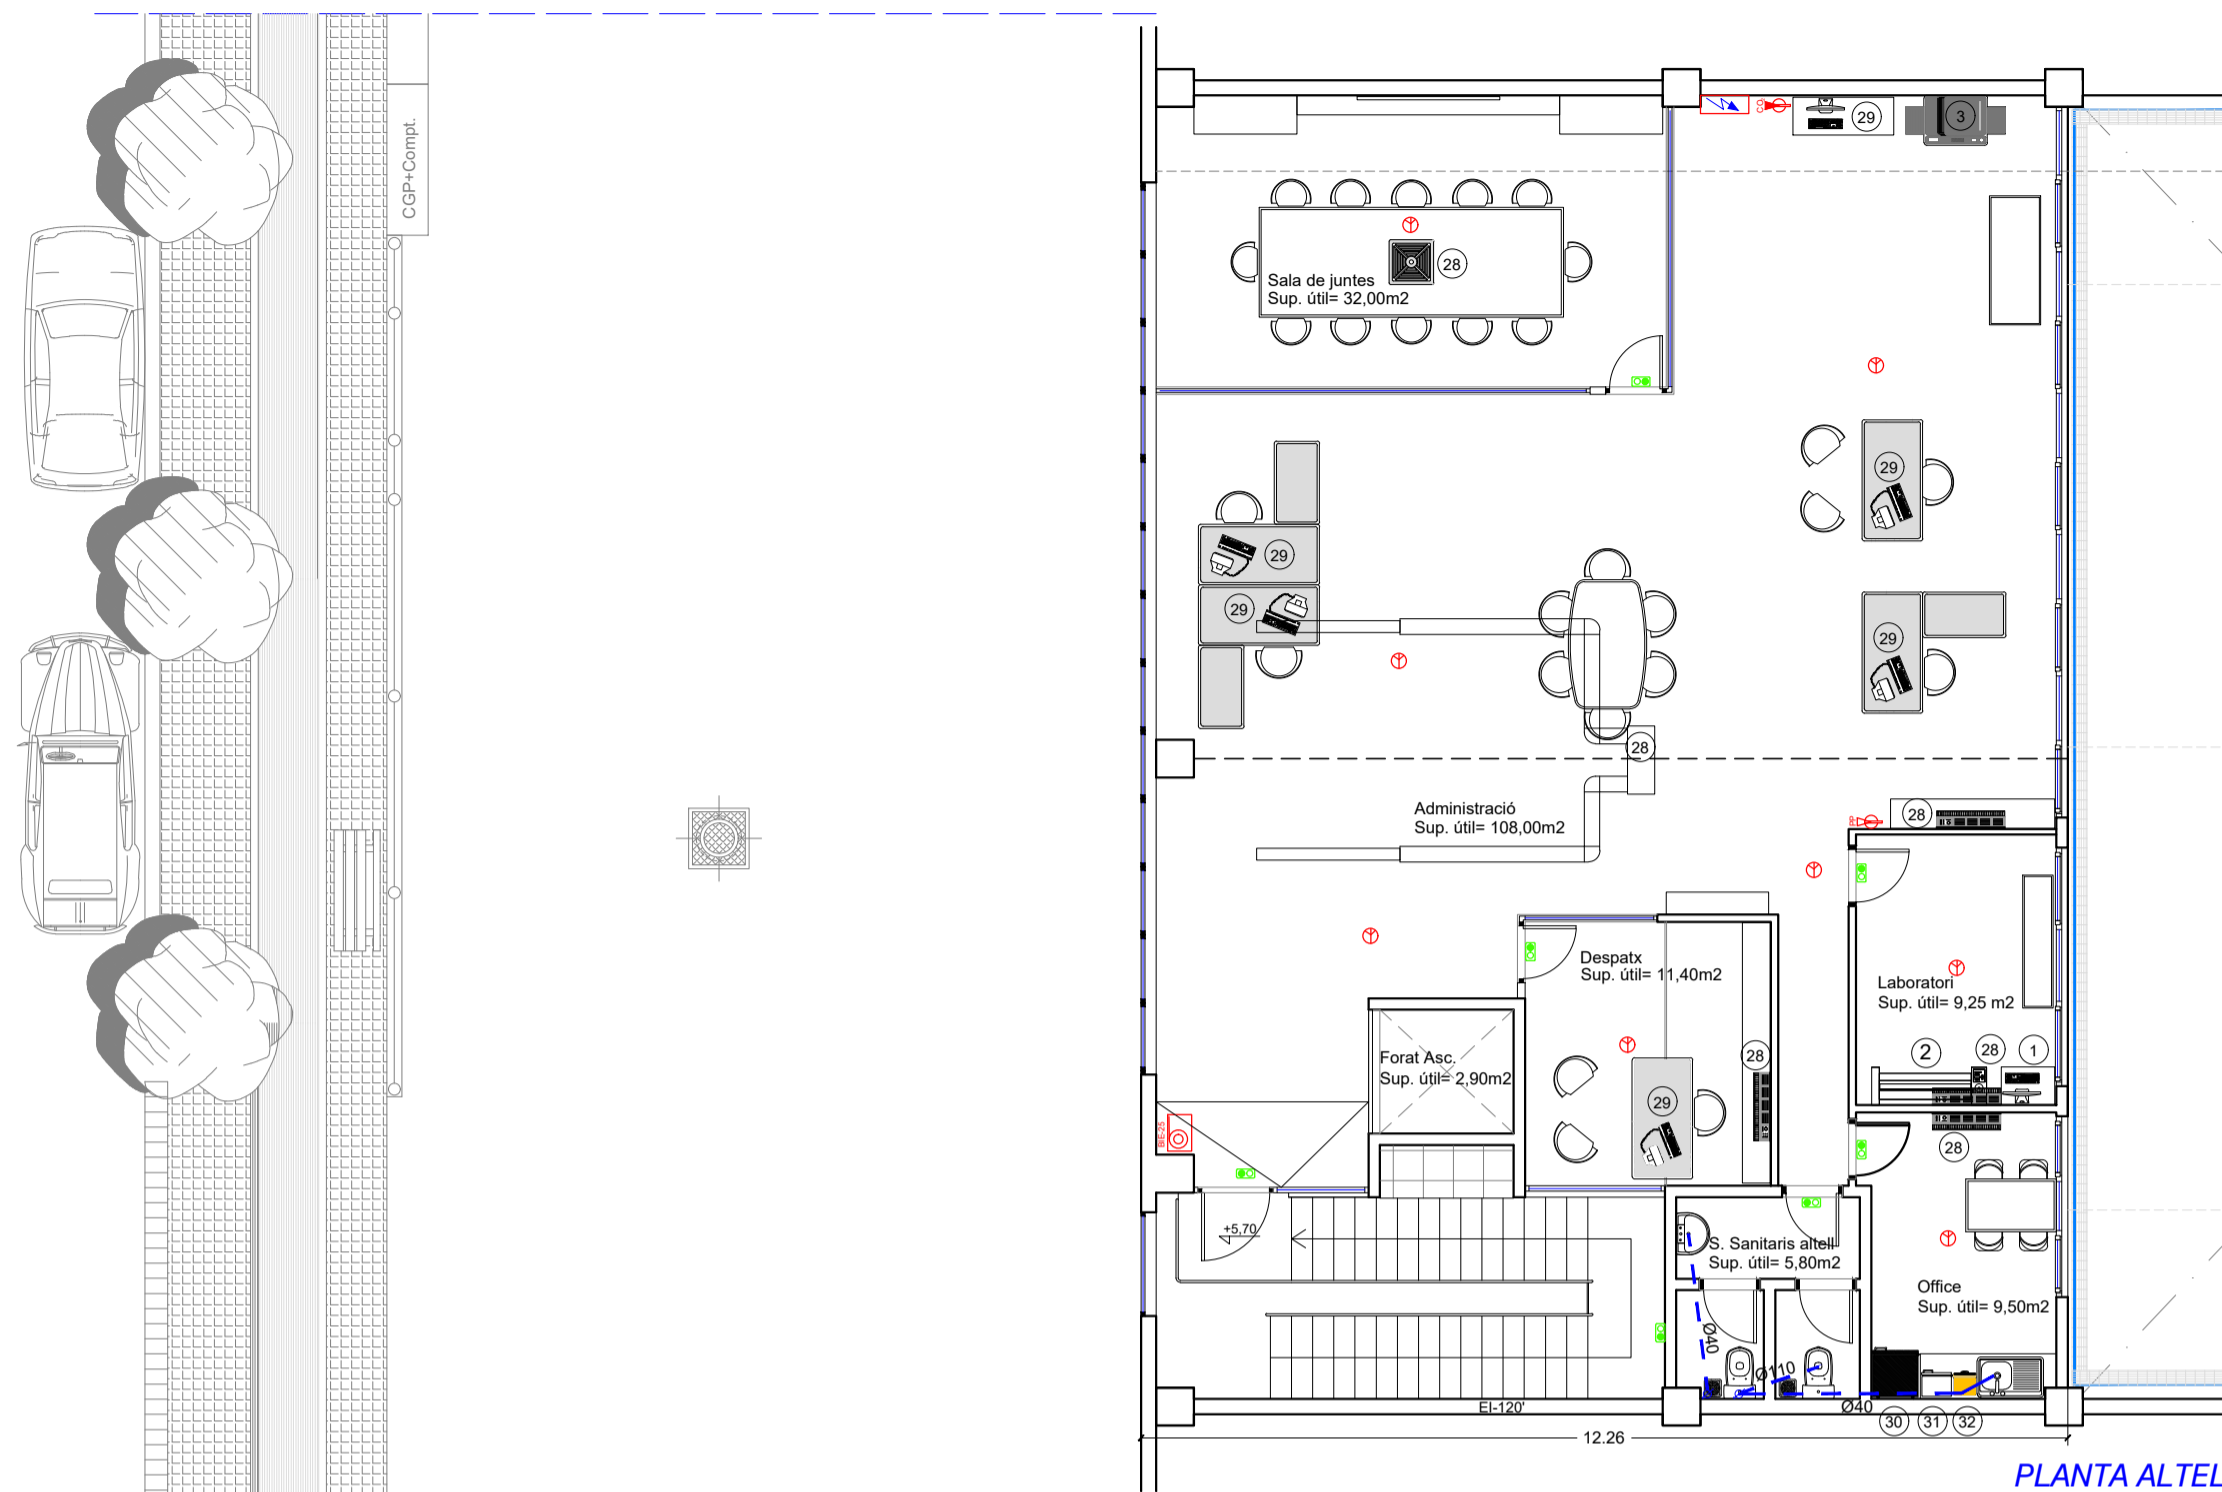

PLANTA ALTELL

Superfície útil planta altell = 175,95m²
Superfície construïda planta altell = 213,60m²

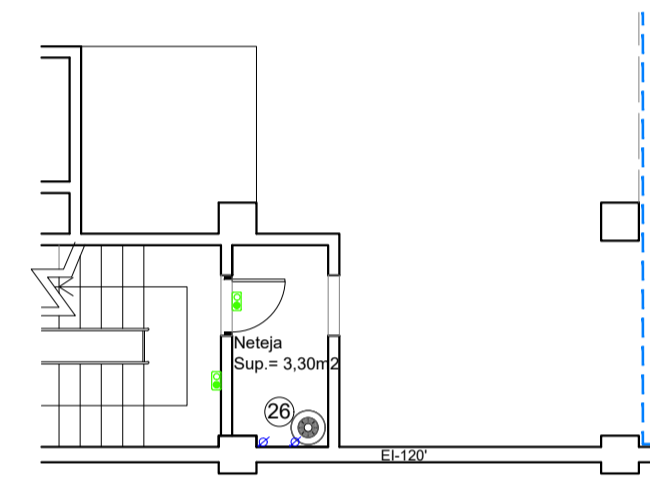

ENTREPLANTA


Superfície útil entreplanta = 16,10m²
Superfície construïda entreplanta = 17,60m²

RELACIÓ DE MAQUINÀRIA

REF.	DESCRIPCIÓ	CV	KW
1	Ordinador control plotter (3 uts)	---	0,90
2	Plotter Epson	---	0,20
3	Impressora/escaneadora	---	0,55
4	Compressor gran (2 uts.)	---	11,00
5	Kärcher	---	4,30
6	Recuperador de pantalles	---	---
7	Circuit tancat de neteja	---	1,00
8	Màquina unitario	---	0,75
9	Serigrafia semiautomàtica	---	2,00
10	Empolvadora	---	2,20
11	Filtre empolvadora	---	---
12	Selladora tèrmica	---	23,50
13	Pinça de recollida	---	0,37
14	Insoladora	---	5,15
15	Màquina contínua gran	---	13,00
16	Màquina contínua petita	---	6,00
17	Armani escalfador de paper	---	1,00
18	Mescladora	---	2,00
19	Màquina gravat en relleu	---	4,00
20	Transpalet elèctric	---	5,50
21	Armani escalfador de paper	---	2,50
22	Reintegradora	---	2,10
23	Talla etiquetes	---	0,10
24	Gullotina	---	3,00
25	Extractor s sanitaris	---	0,10
26	Escalfador elèctric	---	1,50
27	Ingletadora	---	1,40
28	Climatització	---	14,25
29	Ordinadors (5 uts)	---	1,50
30	Nevera	---	0,40
31	Microones	---	1,00
32	Cafetera	---	1,50

LLEGGENDA

- LLUM D'EMERGÈNCIA
- EXTINTOR DE POLS POLIVALENT
- EXTINTOR DE CO2
- MÀNEGA BIE-25
- DETECTORS TERMOVELOCIMÈTRICS
- ALARMA
- CENTRAL DETECCIÓ FUMS
- QUADRE GENERAL COMANDAMENTS
- CAIXA BASE D'ENDOLLS
- CONJUNT DE VÀLVULA I DUES PRESSES D'AIRE COMPRIMIT

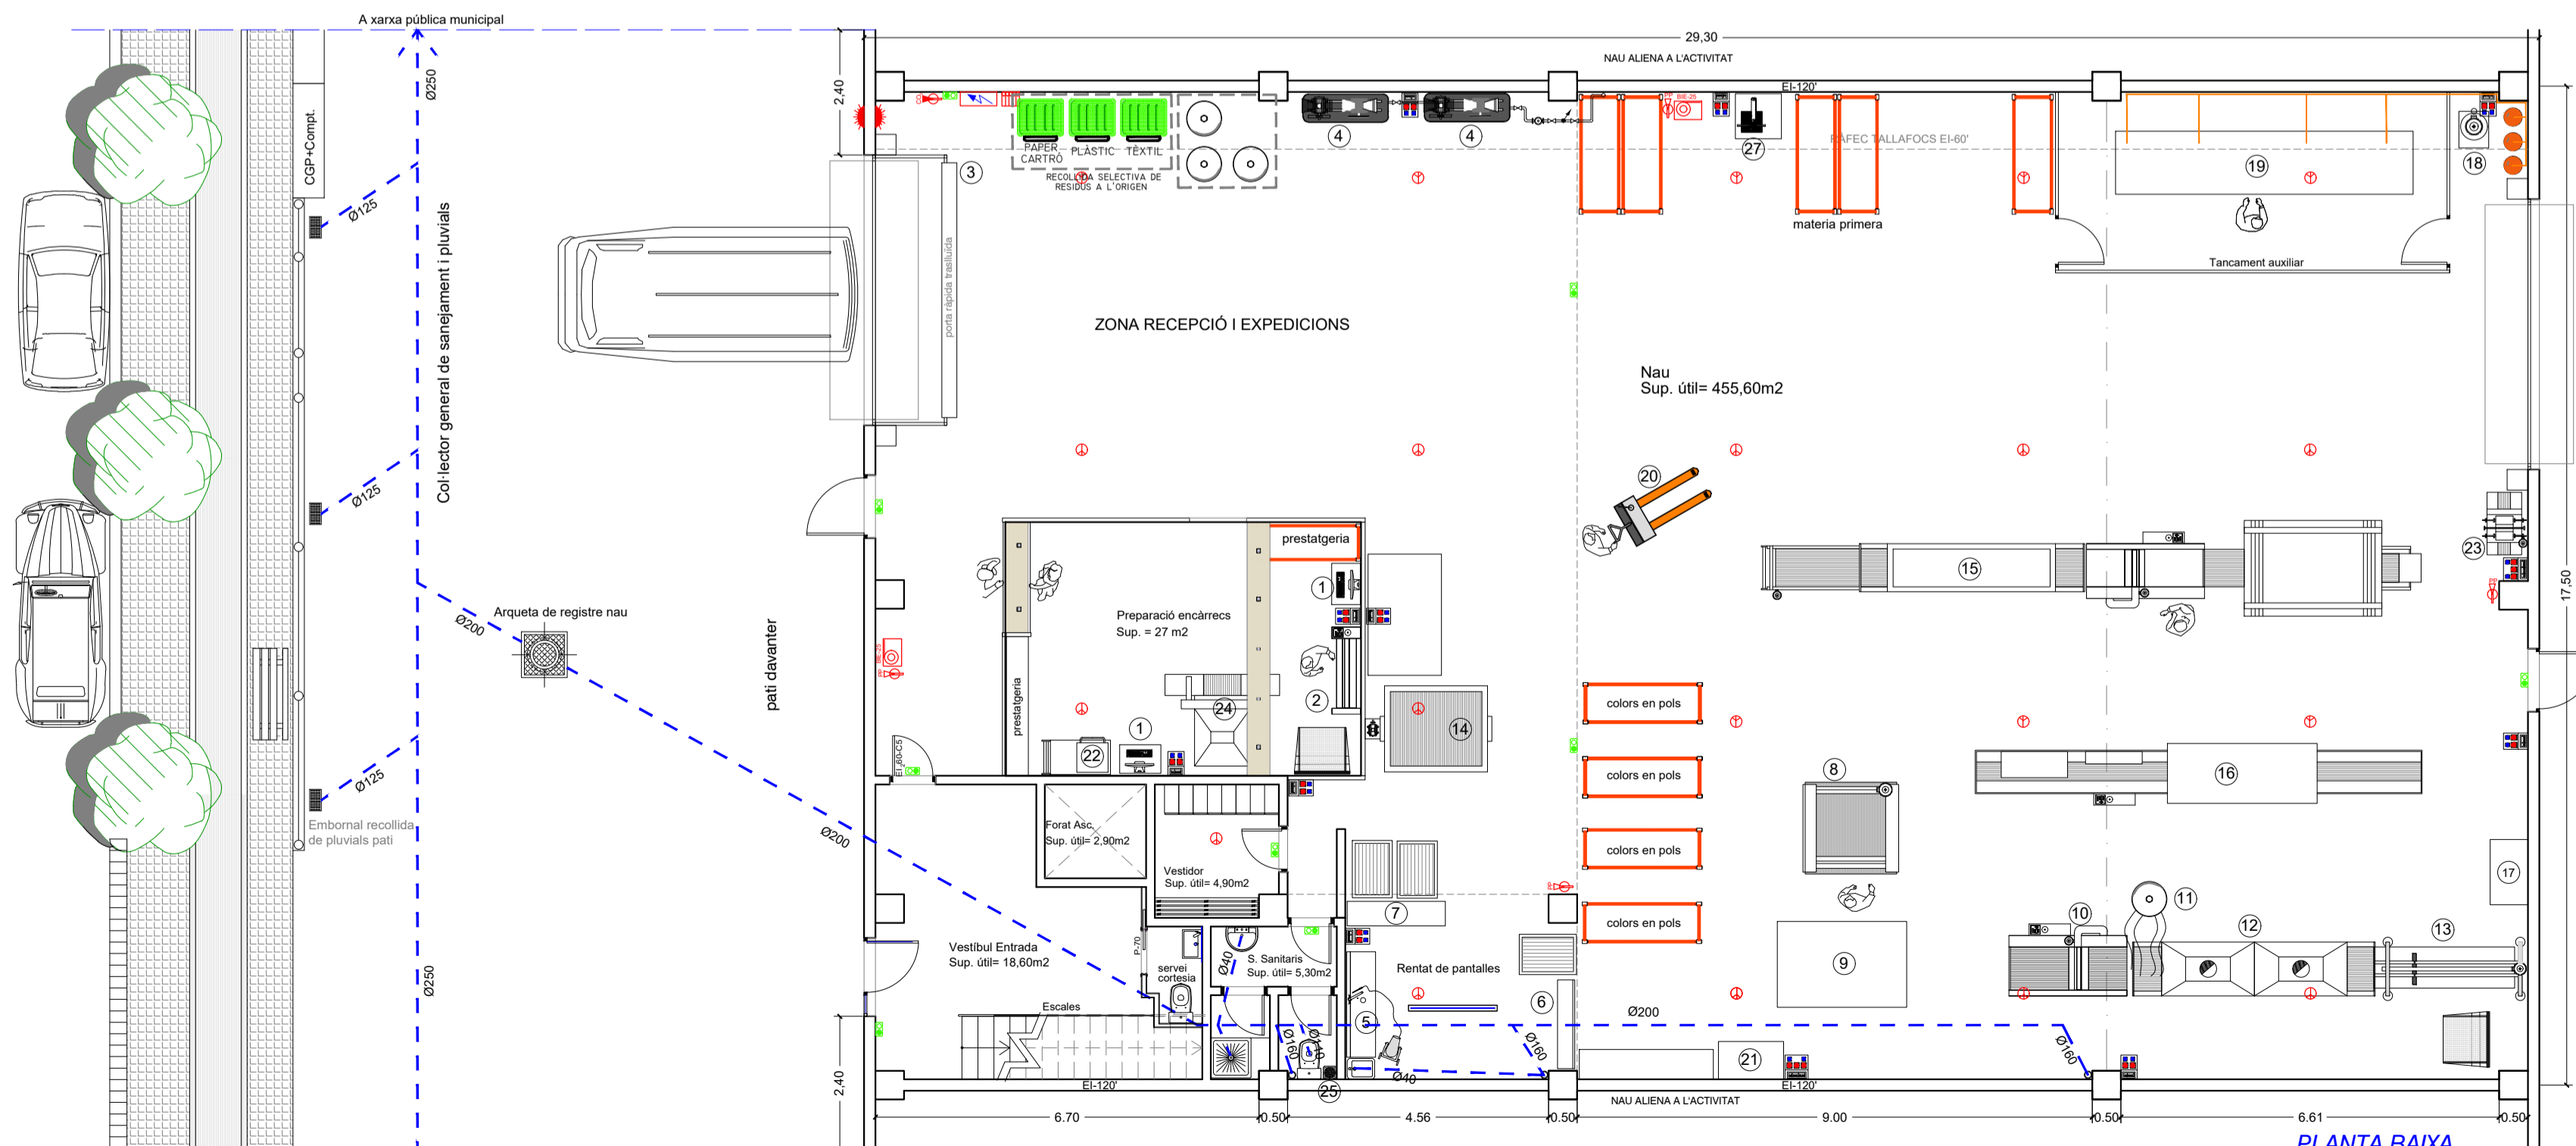

PLANTA BAIXA

Superfície útil planta baixa = 484,40m²
Superfície construïda planta baixa = 510,60m²

PROJECTE TÈCNIC PER A LA SOL·LICITUD DE LLICÈNCIA MUNICIPAL D'ACTIVAT

PLÀNOL

4

ESCALA

1 : 100

XARXA SANEJAMENT INTERNA

ACTIVAT: Fabricació de xifres i comerç de maquinària d'impressió

DIBUIXAT: MIGUEL

TITULAR: THERMAPREN, S.L. (Rep. Francisco Javier Safont Estruch)

DATA: MARÇ DE 2022

SITUACIÓ: C/ VILAR D'ABDELA, NÚM. 5, NAU 5, MONTORNÉS DEL VALLÈS

ESMENAT:

EL TITULAR:



TEL: 93 865 88 40
bigatec@telefonica.net

XARXA PÚBLICA MUNICIPAL

Carrer de Vilari d'Abdelà

A xarxa pública municipal

Col·lector general de sanejament i pluvials

Arqueta de registre nau

pati davant

vial posterior