



**PLANTA ALTELL**

Superfície útil planta altell = 175,95m<sup>2</sup>  
Superfície construïda planta altell = 213,60m<sup>2</sup>

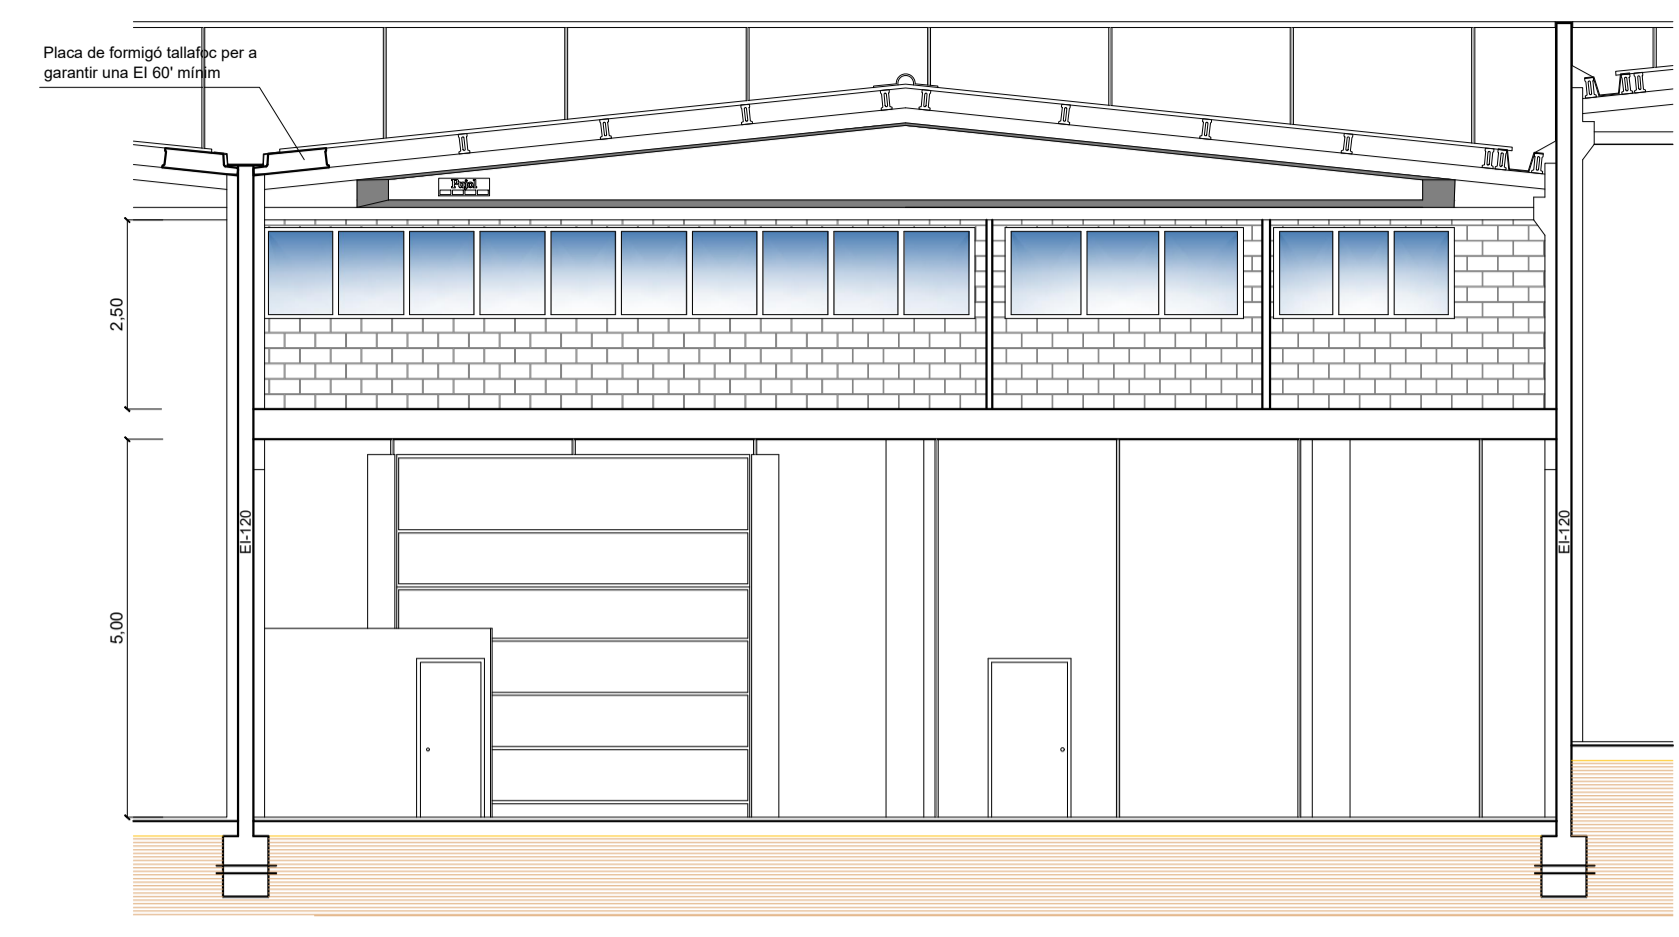


**SECCIÓ A-A'**

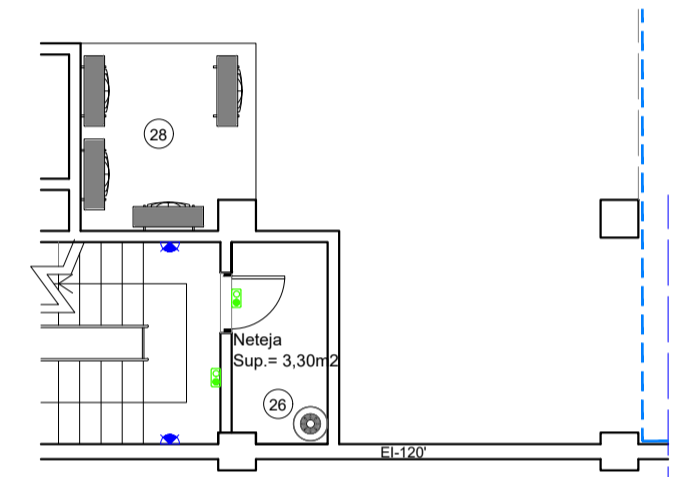

**ENTREPLANTA**

Superfície útil entreplanta = 3,30m<sup>2</sup>  
Superfície construïda entreplanta = 4,50m<sup>2</sup>

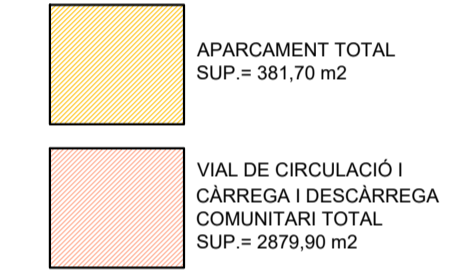


APARCAMENT TOTAL  
SUP. = 381,70 m<sup>2</sup>

VIAL DE CIRCULACIÓ I  
CÀRREGA I DESCÀRREGA  
COMUNITARI TOTAL  
SUP. = 2879,90 m<sup>2</sup>

RELACIÓ DE MAQUINÀRIA			
REF.	DESCRIPCIÓ	CV	KW
1	Ordinador control plotter (3 uts)	---	0,90
2	Plotter Epson	---	0,20
3	Impressora/escaneadora	---	0,55
4	Compressor gran (2 uts.)	---	11,00
5	Kärcher	---	4,30
6	Recuperador de pantalles	---	---
7	Circuit tancat de neteja	---	1,00
8	Màquina unitària	---	0,75
9	Serigrafia semiautomàtica	---	2,00
10	Empolvadora	---	2,20
11	Filtre empolvadora	---	---
12	Selladora tèrmica	---	23,50
13	Pinça de recollida	---	0,37
14	Insoladora	---	5,15
15	Màquina contínua gran	---	13,00
16	Màquina contínua petita	---	6,00
17	Armarí escalfador de paper	---	1,00
18	Mescladora	---	2,00
19	Màquina gravat en relleu	---	4,00
20	Transpalet elèctric	---	5,50
21	Armarí escalfador de paper	---	2,50
22	Reintegradora	---	2,10
23	Talla etiquetes	---	0,10
24	Guillotina	---	3,00
25	Extractor s sanitaris	---	0,10
26	Escalfador elèctric	---	1,50
27	Ingletadora	---	1,40
28	Climatització	---	14,25
29	Ordinadors (5 uts)	---	1,50
30	Nevera	---	0,40
31	Microones	---	1,00
32	Cafetera	---	1,50

LLEGGENDA	
	LLUM D'EMERGÈNCIA
	EXTINTOR DE POLS POLIVALENT
	EXTINTOR DE CO2
	MÀNEGA BIE-25
	DETECTORS TERMOVELOCIMÈTRICS
	ALARMA
	CENTRAL DETECCIÓ FUMS
	QUADRE GENERAL COMANDAMENTS
	CAIXA BASE D'ENDOLLS
	CONJUNT DE VÀLVULA I DUES PRESSES D'AIRE COMPRIMIT

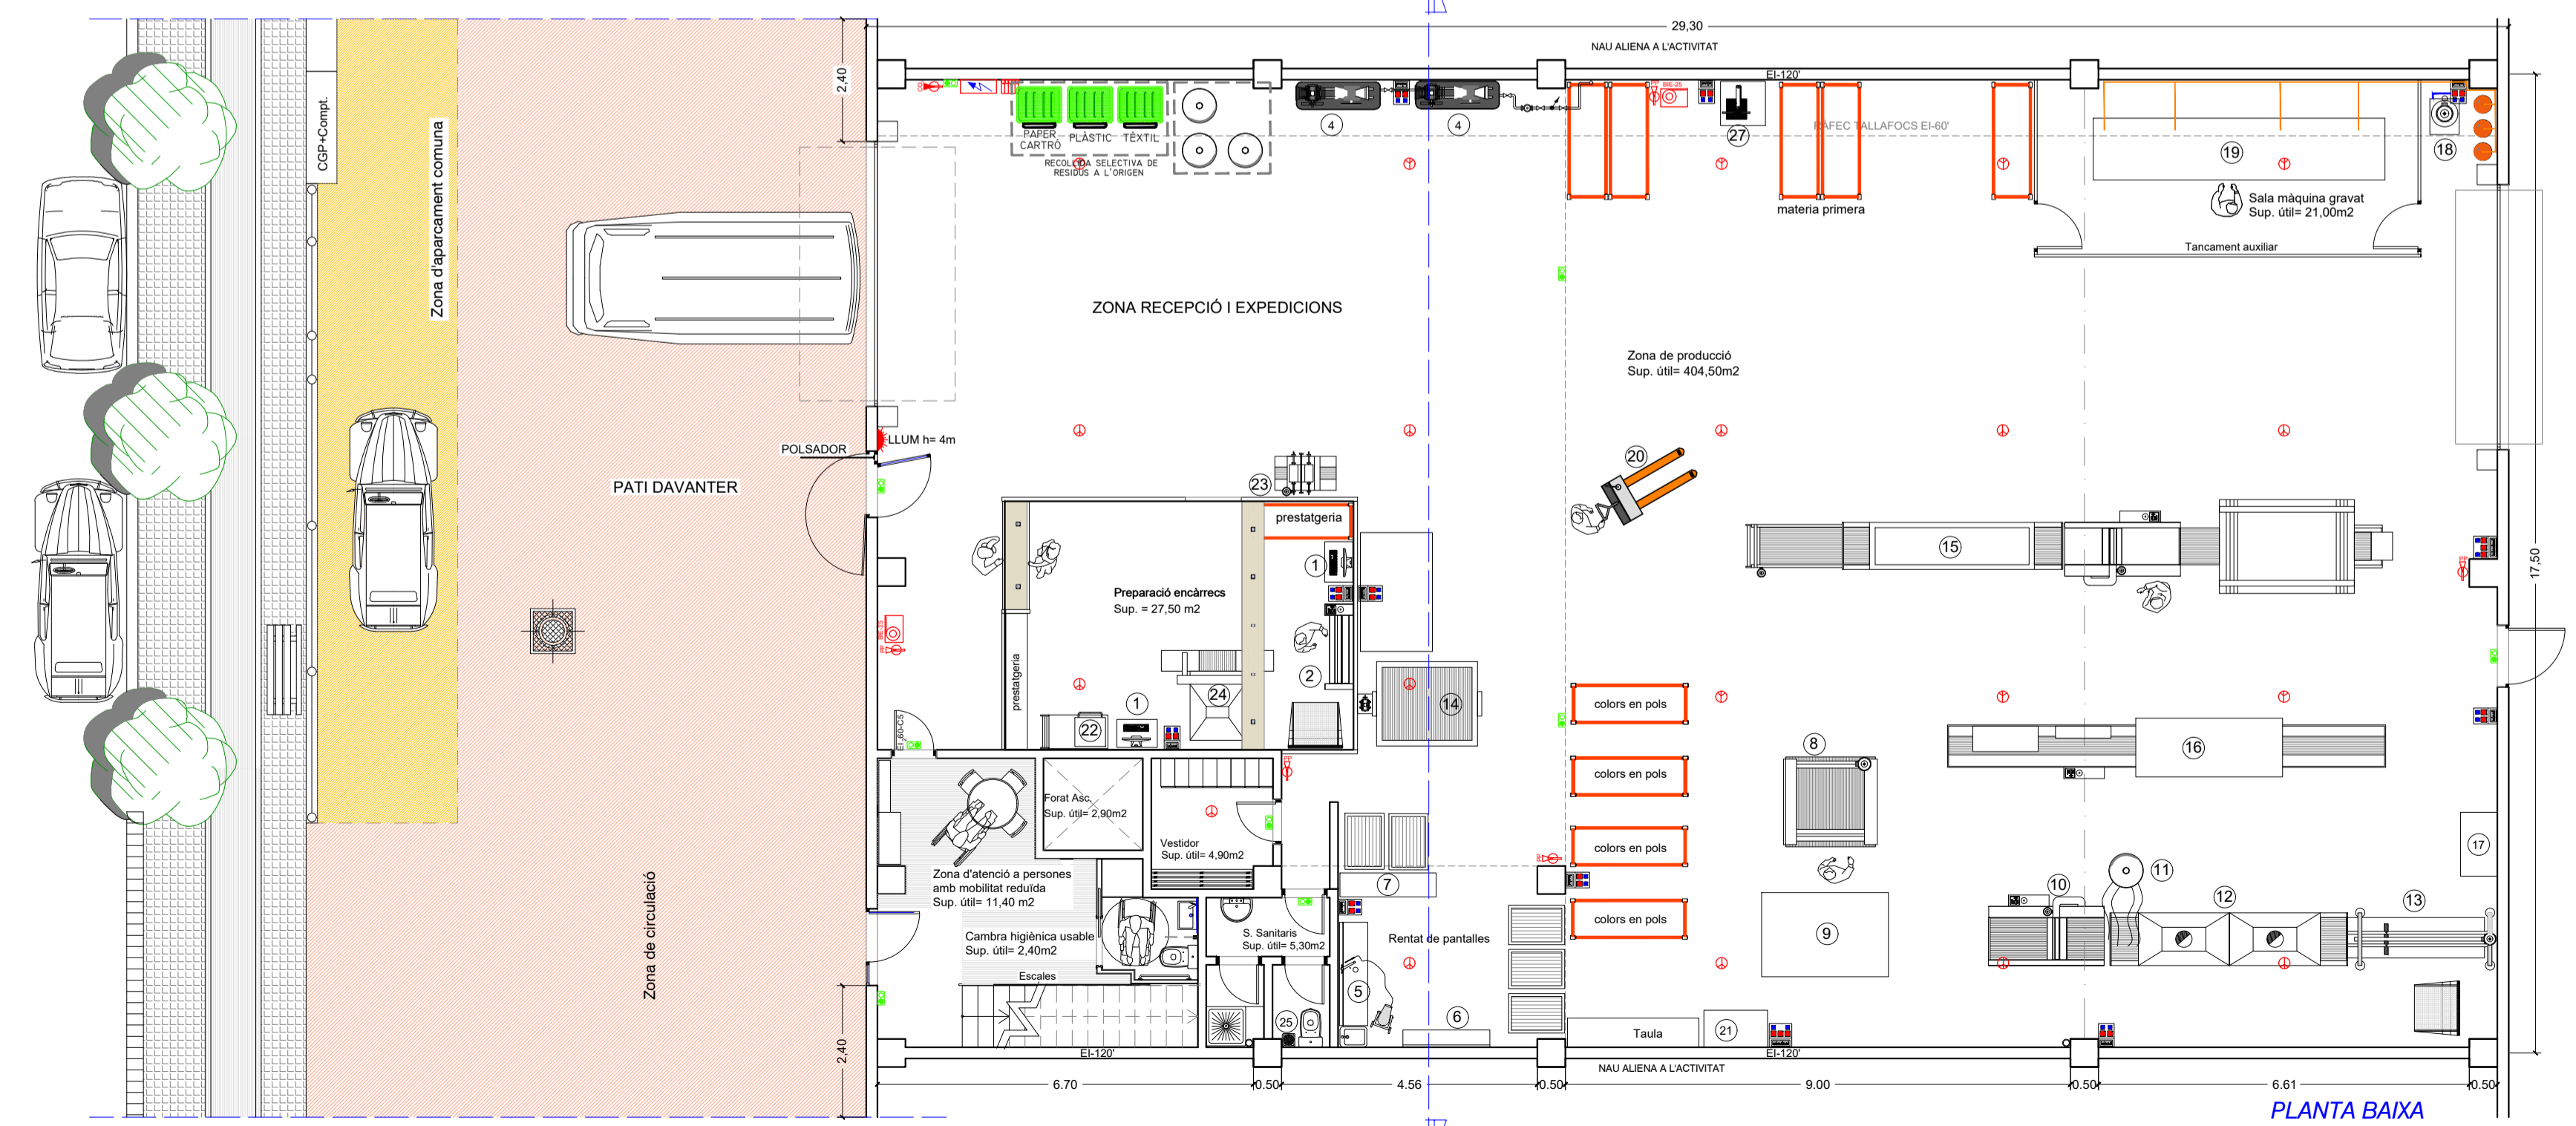

**PLANTA BAIXA**

Superfície útil planta baixa = 481,50m<sup>2</sup>  
Superfície construïda planta baixa = 510,60m<sup>2</sup>

PROJECTE TÈCNIC PER A LA SOL·LICITUD DE  
LLICÈNCIA MUNICIPAL D'ACTIVITAT

**DISTRIBUCIÓ EN PLANTA  
ENTREPLANTA I ALTELL**

ACTIVITAT: Fabricació de xifres i comerç de maquinària d'impressió  
TITULAR: THERMAPREN, S.L. (Rep. Francisco Javier Safont Estruch)  
SITUACIÓ: C/ VILAR D'ABDELA, NÚM. 5, NAU 5, MONTORNÈS DEL VALLÈS

PLÀNOL  
**1A**  
ESCALA  
1 : 100

DIBUIXAT: MIGUEL  
DATA: MARÇ DE 2022  
ESMENAT:

EL TITULAR:  
**BIGATEC, S.L.**  
Av. Príncep de Viana, 112  
08415 Bigues i Riells  
TEL: 93 865 88 40  
bigatec@telefonica.net